



**PROJETO DE DRENAGEM PLUVIAL - ARTICULAÇÃO 08 - Avenida Falcão**  
Escala 1:500

**LEGENDA**

	bordo existente		tubulação de drenagem nova
	traçado de projeto		rede de drenagem existente
	muro existente		sentido de escoamento
	cerca existente		boca de lobo nova
	edificação existente		boca de lobo existente
	drenagem existente		boca de lobo a ser reformada
	valva a ser desativada		caixa de passagem nova
	rampa de pedestre - rebaixam, total de passeio		caixa de passagem existente
	rampa de pedestre		poço de visita
	acesso de garagem		boca BSTC
	poste existente		caixa de coleta
	poste relocado		canaleta de coleta nova
	boca de lobo existente		canaleta de coleta existente
	boca de lobo a ser removida		dissipador de energia
			dissipador de energia em canaleta de coleta
			galeria BSCC 15x150cm
			contenção em gabião
			base em concreto

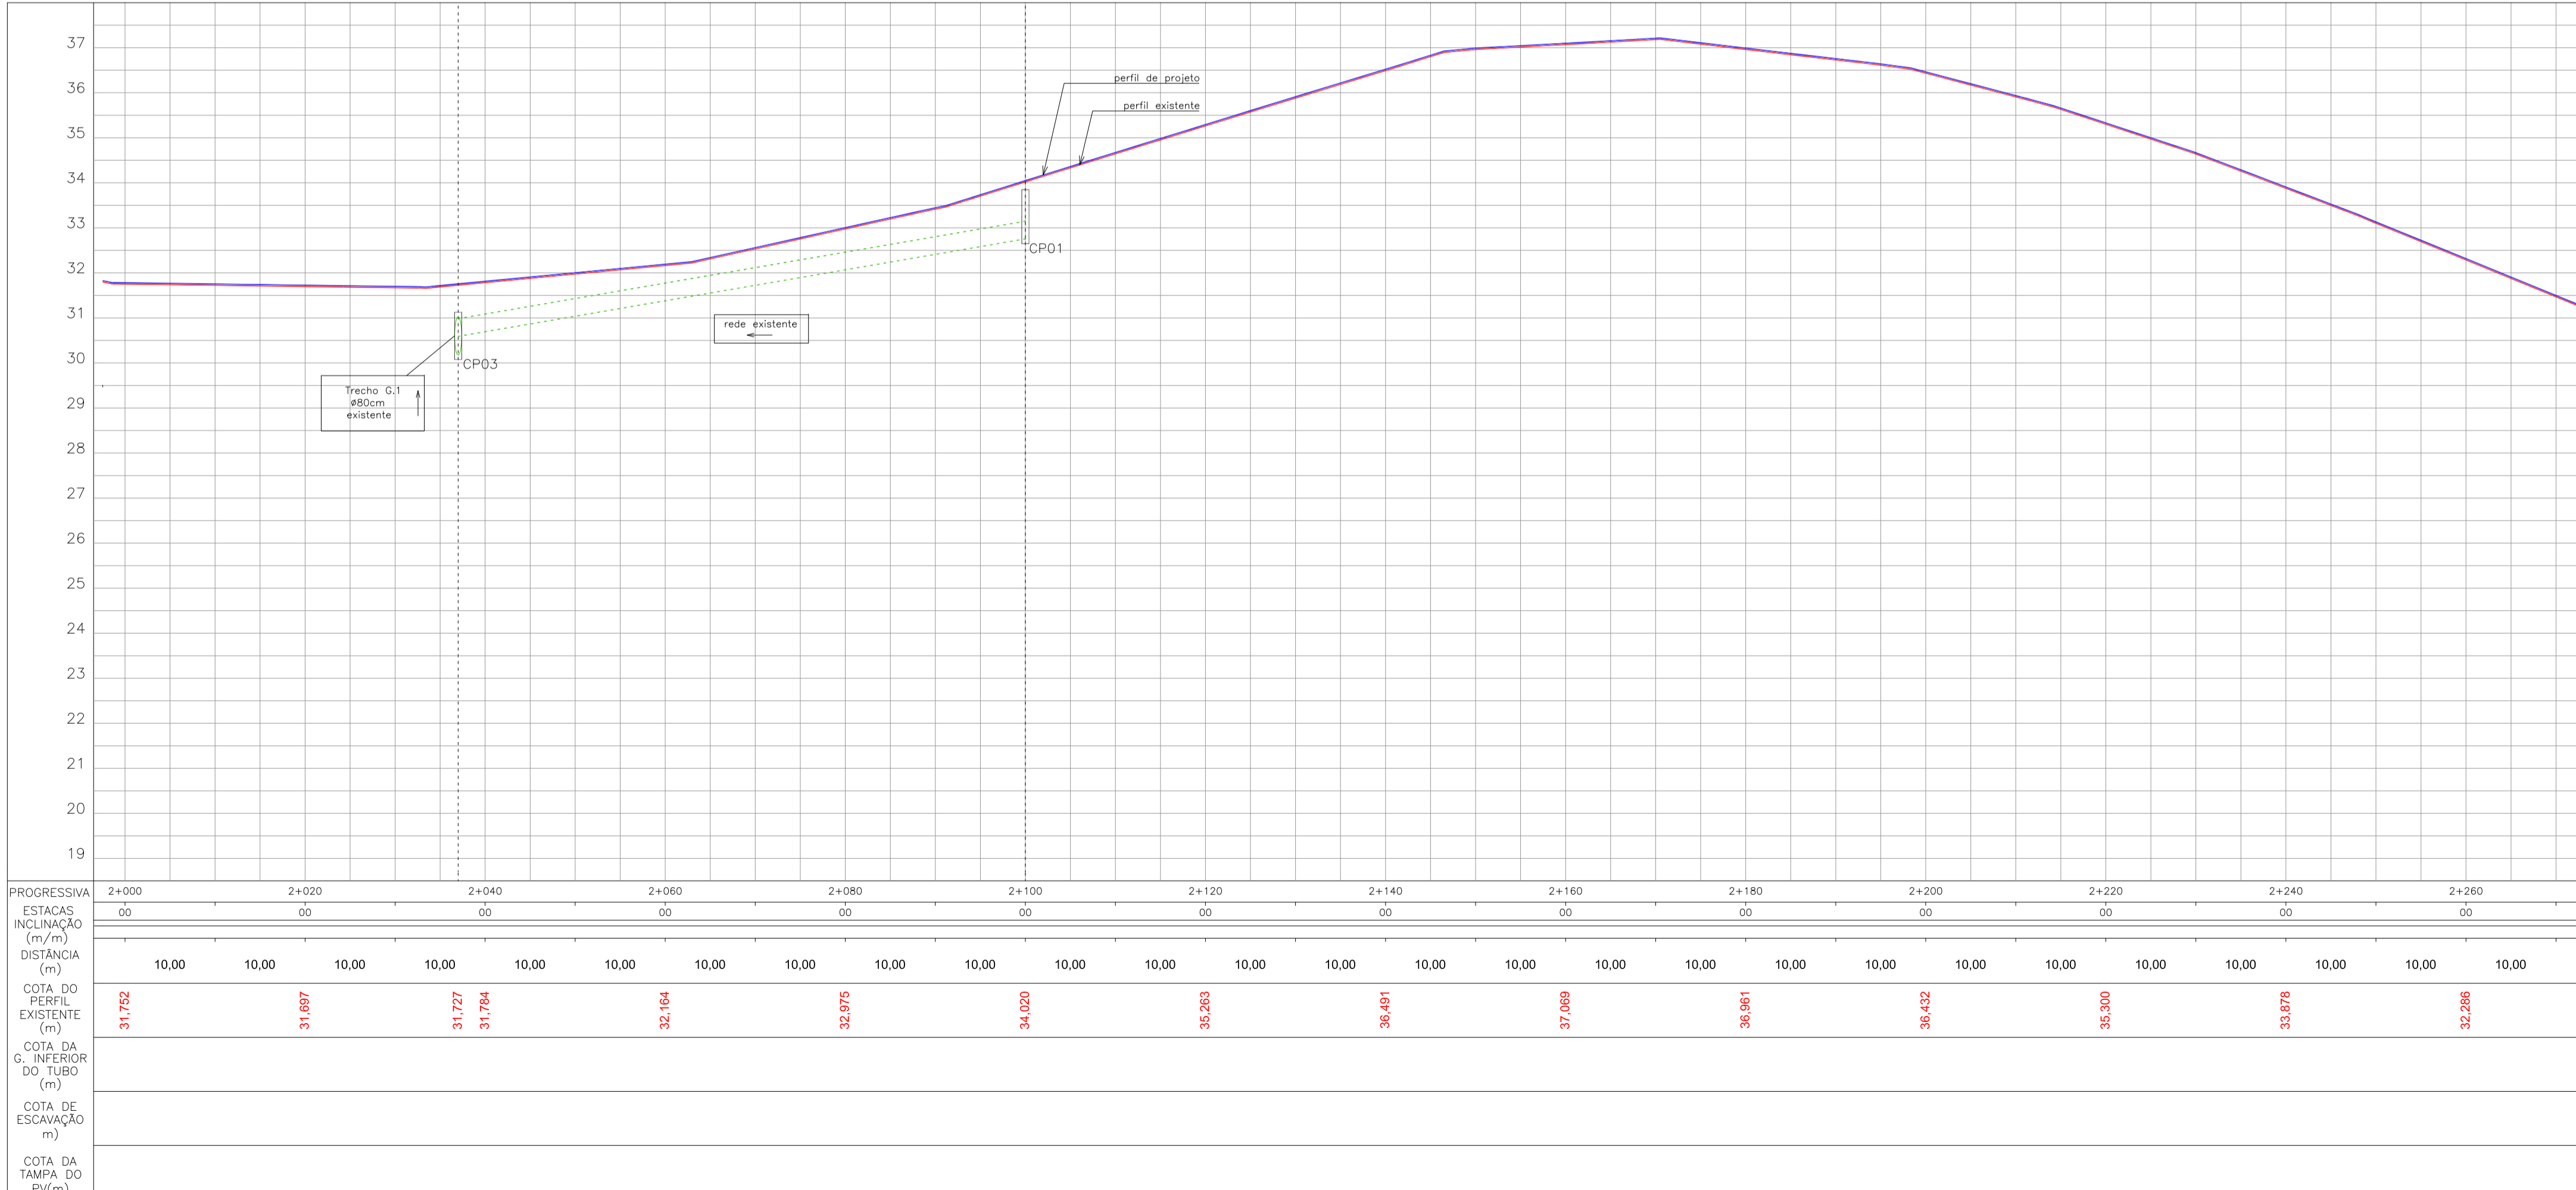

**PERFIL LONGITUDINAL - ARTICULAÇÃO 08 - Avenida Falcão**  
Escala 1:500 y1:100

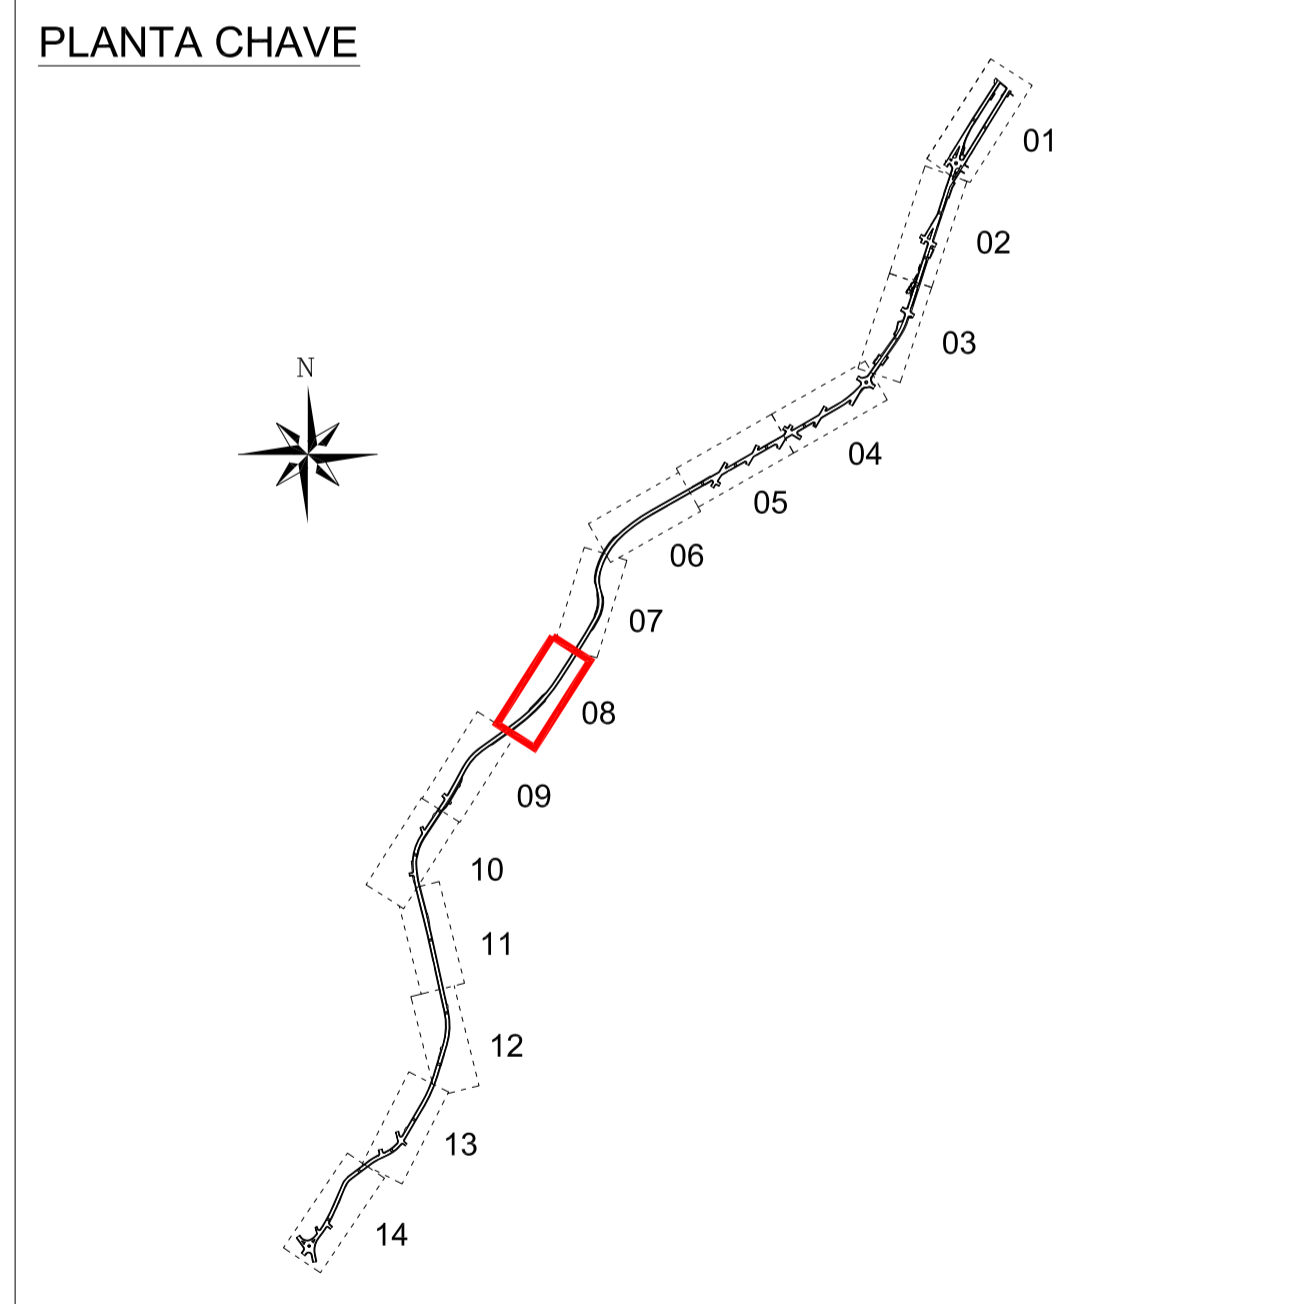

00	Emissão inicial	DNS	out/2013
Nº	Registro de Modificações	Visto	Data
<p>Cliente: <b>ESTADO DE SANTA CATARINA</b> <b>PREFEITURA MUNICIPAL DE BOMBINHAS</b></p>			
<p>Programa: <b>Pavimentação e Qualificação de Vias Urbanas</b></p>			
<p>Proprietário / Local de Obra: <b>Avenida Falcão, Rua Colibri e e Rua Araçá - Bombinhas/SC</b></p>			
<p>Projeto: <b>Projeto Executivo - Drenagem Pluvial</b></p>		Data: Out/2013	Escala: Indicada
<p>Conteúdo: <b>Planta Baixa e Perfil Longitudinal - Articulação 08</b></p>		Desenho: DNS	Planilha:
		Coordenação: DNS	<b>D</b>
<p>Elaboração: <b>alleanza</b> (projeto e consultoria ltda)</p>		Responsável Técnico: <b>SÉRGIO GUILHERME GÖLLNICK</b> (ARQUITETO E URBANISTA)	<b>09/19</b>
<p>alleanza projetos e consultoria ltda ALLEANZA@ALLEANZAPROJETOS.COM.BR</p>		<p><b>DAYSI NASS DOS SANTOS</b> ENGENHEIRA CIVIL CREA/SC 55524</p>	<p><b>MARCO ROBERTO STRAMARI</b> ENGENHEIRO CIVIL CREA/SC 12652</p>