



PROJETO DE DRENAGEM PLUVIAL - ARTICULAÇÃO 09 - Rua Araçá
Escala 1:500

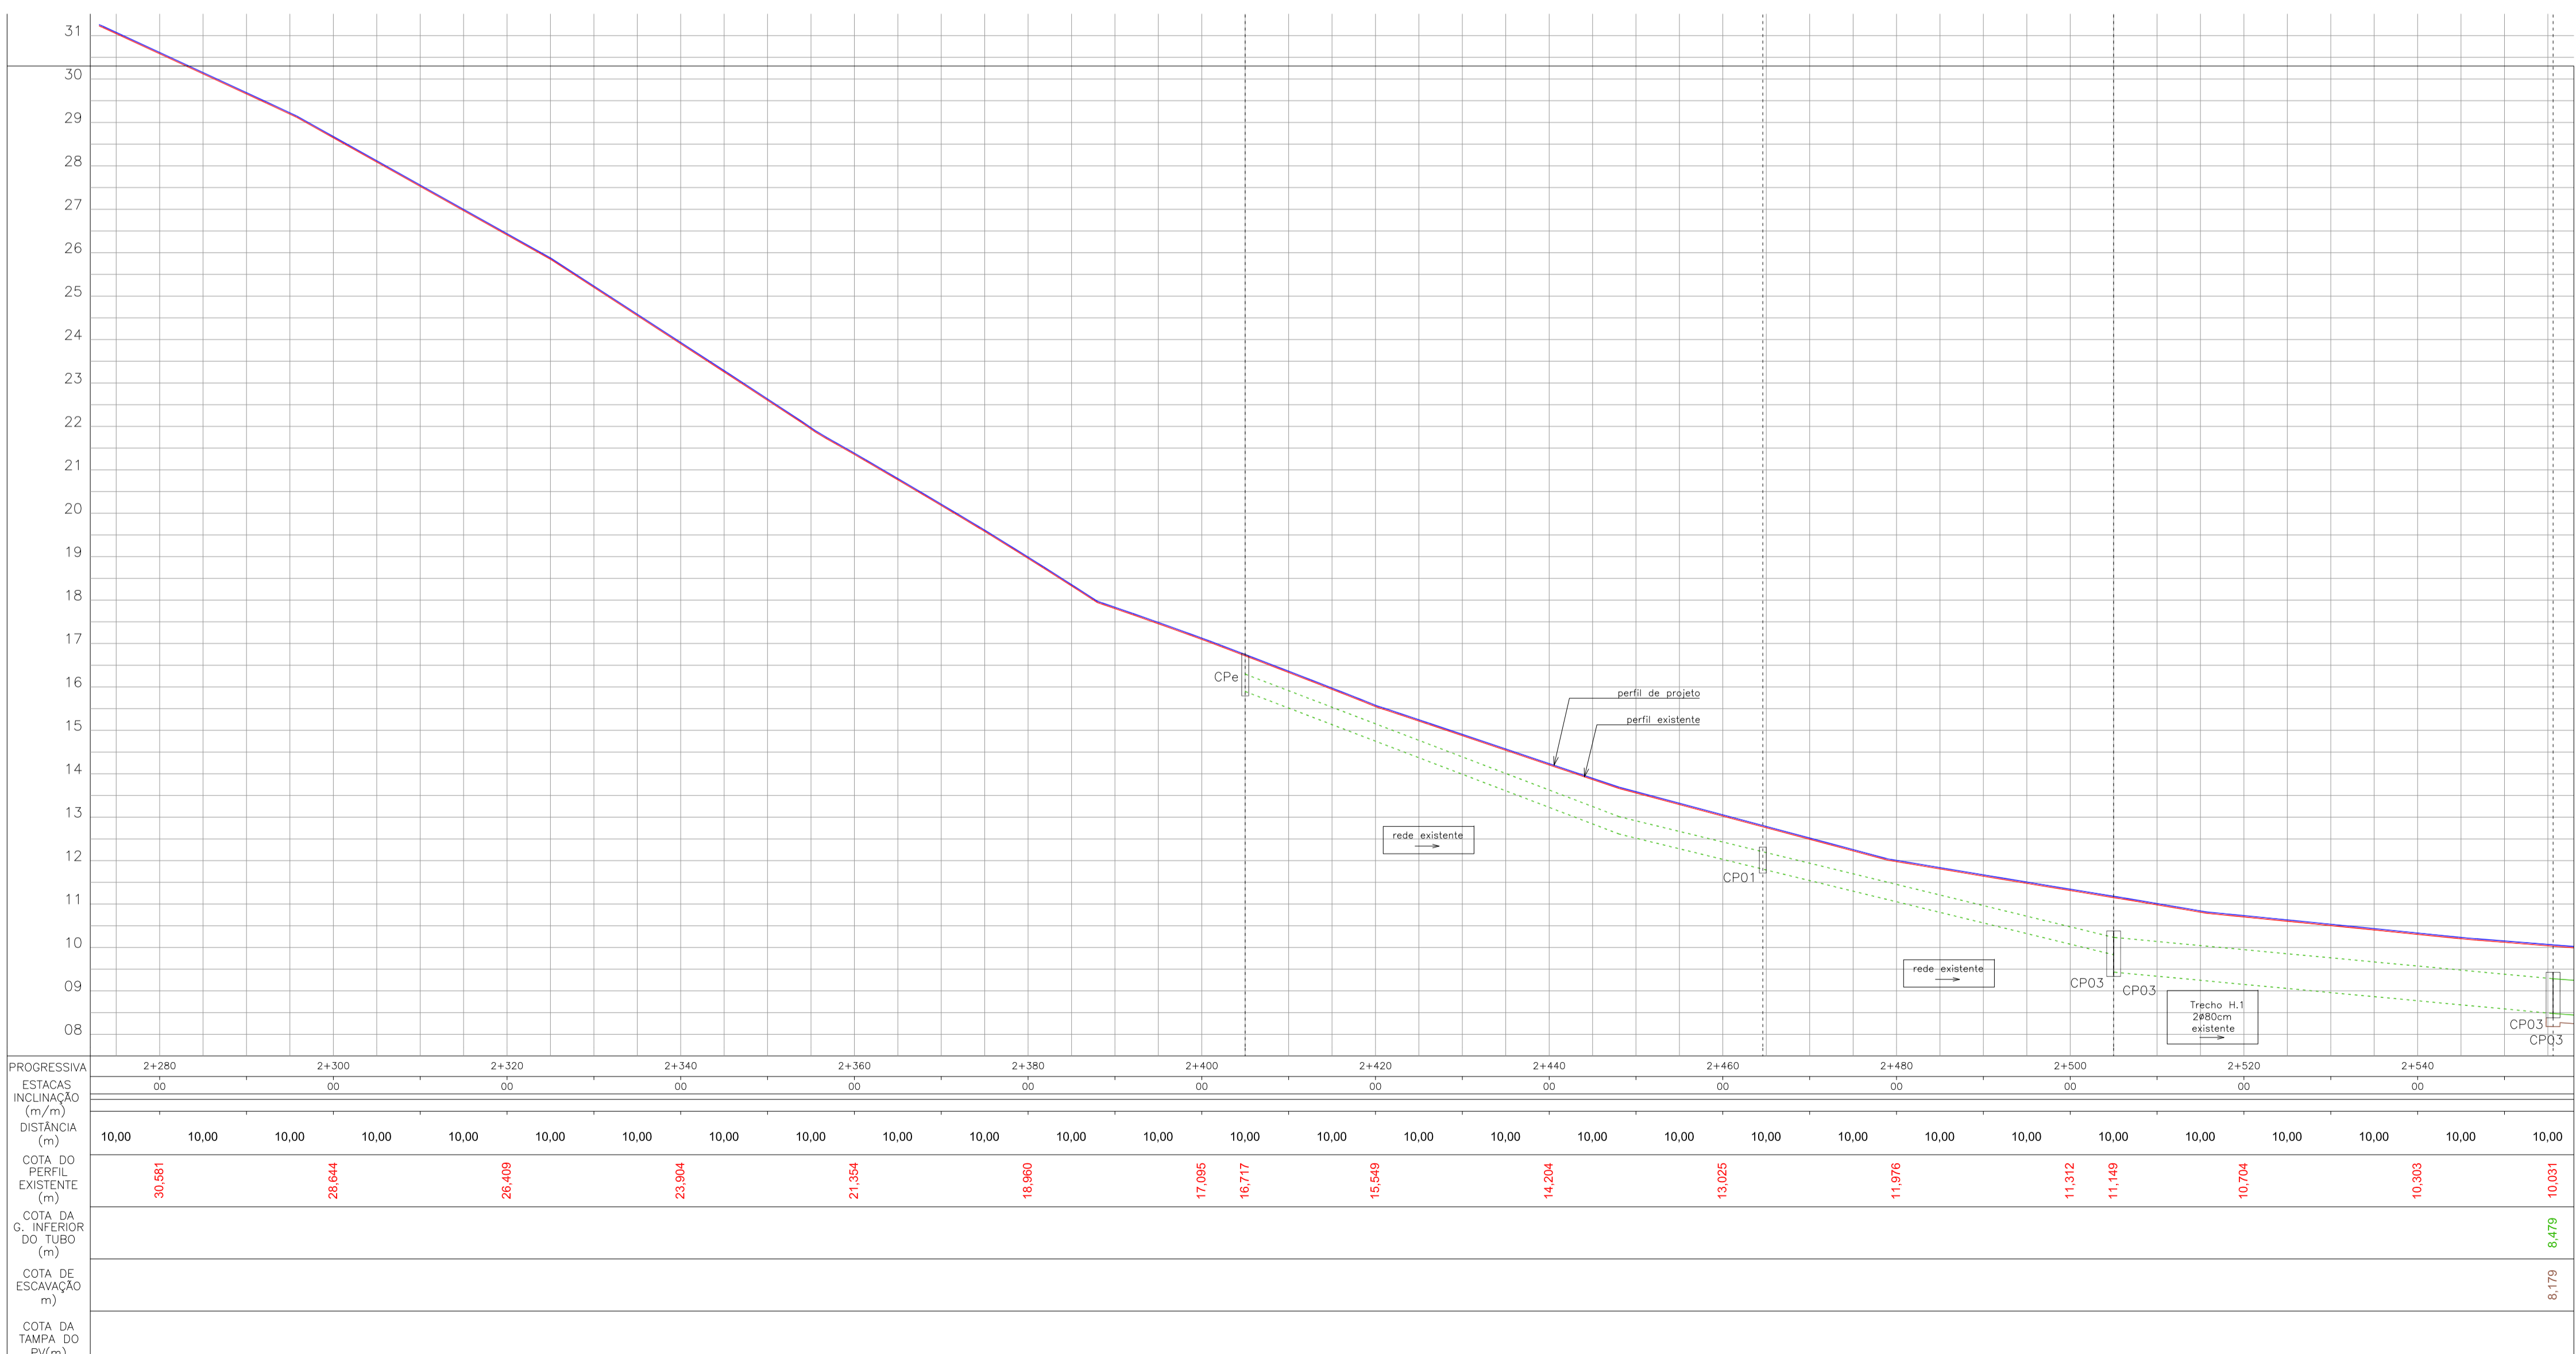

PERFIL LONGITUDINAL - ARTICULAÇÃO 09 - Rua Araçá
Escala 1:500 y1:100

LEGENDA

| | | | |
|--|--|--|---|
| | bordo existente | | tubulação de drenagem nova |
| | traçado de projeto | | rede de drenagem existente |
| | muro existente | | sentido do escoamento |
| | cerca existente | | boca de lobo nova |
| | edificação existente | | boca de lobo existente |
| | drenagem existente | | boca de lobo a ser reformada |
| | vale a ser desativada | | caixa de passagem nova |
| | rampa de pedestre - rebaixam, total de passeio | | caixa de passagem existente |
| | rampa de pedestre | | poço de visita |
| | acesso de garagem | | boca BSTC |
| | poste existente | | caixa de coleta |
| | poste relocado | | canaleta de coleta nova |
| | boca de lobo existente | | canaleta de coleta existente |
| | boca de lobo a ser removida | | dissipador de energia |
| | | | dissipador de energia em canaleta de coleta |
| | | | galeria BSCC 15x150cm |
| | | | contenção em gabião |
| | | | base em concreto |

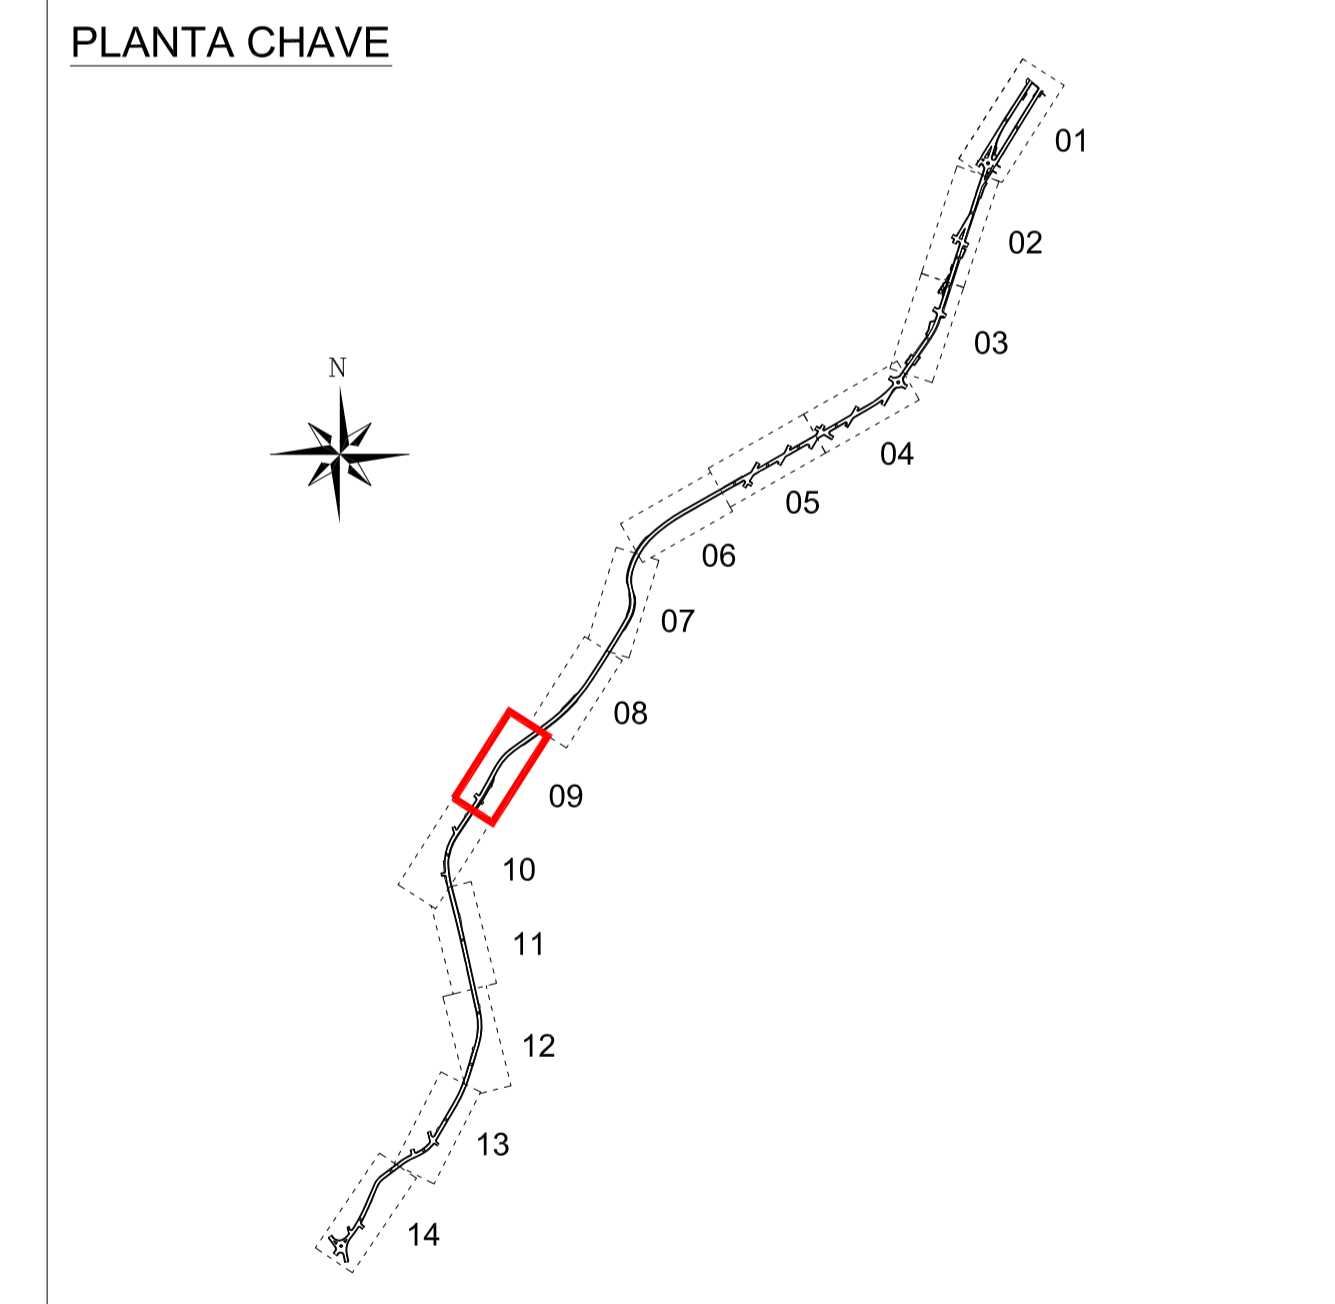

| | | | |
|--|--------------------------|--|--|
| 00 | Emissão inicial | DNS | out/2013 |
| Nº | Registro de Modificações | Visto | Data |
| <p>Cliente: ESTADO DE SANTA CATARINA PREFEITURA MUNICIPAL DE BOMBINHAS</p> | | | |
| <p>Programa: Pavimentação e Qualificação de Vias Urbanas</p> | | | |
| <p>Proprietário / Local de Obra: Avenida Falcão, Rua Colibri e e Rua Araçá - Bombinhas/SC</p> | | | |
| <p>Projeto: Projeto Executivo - Drenagem Pluvial</p> | | Data: Out/2013 | Escala: Indicada |
| <p>Conteúdo: Planta Baixa e Perfil Longitudinal - Articulação 09</p> | | Desenho: DNS | Planilha: |
| <p>Elaboração: alleanza</p> | | Coordenação: DNS | D 10/19 |
| <p>Responsáveis Técnicos: SÉRGIO GUILHERME GÖLLNICK ARQUITETO E URBANISTA</p> | | | |
| <p>alleanza projetos e consultoria ltda ALLEANZA@ALLEANZAPROJETOS.COM.BR</p> | | <p>DAYSI NASS DOS SANTOS ENGENHEIRA CIVIL CREA/SC 65524</p> | <p>MARCOE ROBERTO STRAMARI ENGENHEIRO CIVIL CREA/SC 10652</p> |