

**PLANTA BAIXA TÉRREA**  
ESCALA 1/50

### LEGENDA - ALTURA DO PONTO


RG – REGISTRO DE GAVETA – h=2,10m(quando não cotado)  
 VS – VASO SANITÁRIO – h=0,30m  
 LV – TORNEIRA PARA LAVATÓRIO – h=0,60m

TUBULAÇÃO DE ÁGUA FRIA—PVC

**AF-X** COLUNA DE ÁGUA FRIA  
Ø XX DIÂMETRO DA TUBULAÇÃO

**AF-X** COLUNA DE ALIMENTAÇÃO  
Ø XX DIÂMETRO DA TUBULAÇÃO

NOTAS  
 – CONVÉM SALIENTAR QUE PARA UMA MAIOR GARANTIA O IDEAL SERIA TIRAR UMA FOTOGRAFIA DA PEÇA COM AS TUBULAÇÕES APARENTES QUANDO O ENCANADOR TERMINAR SUA INSTALAÇÃO.

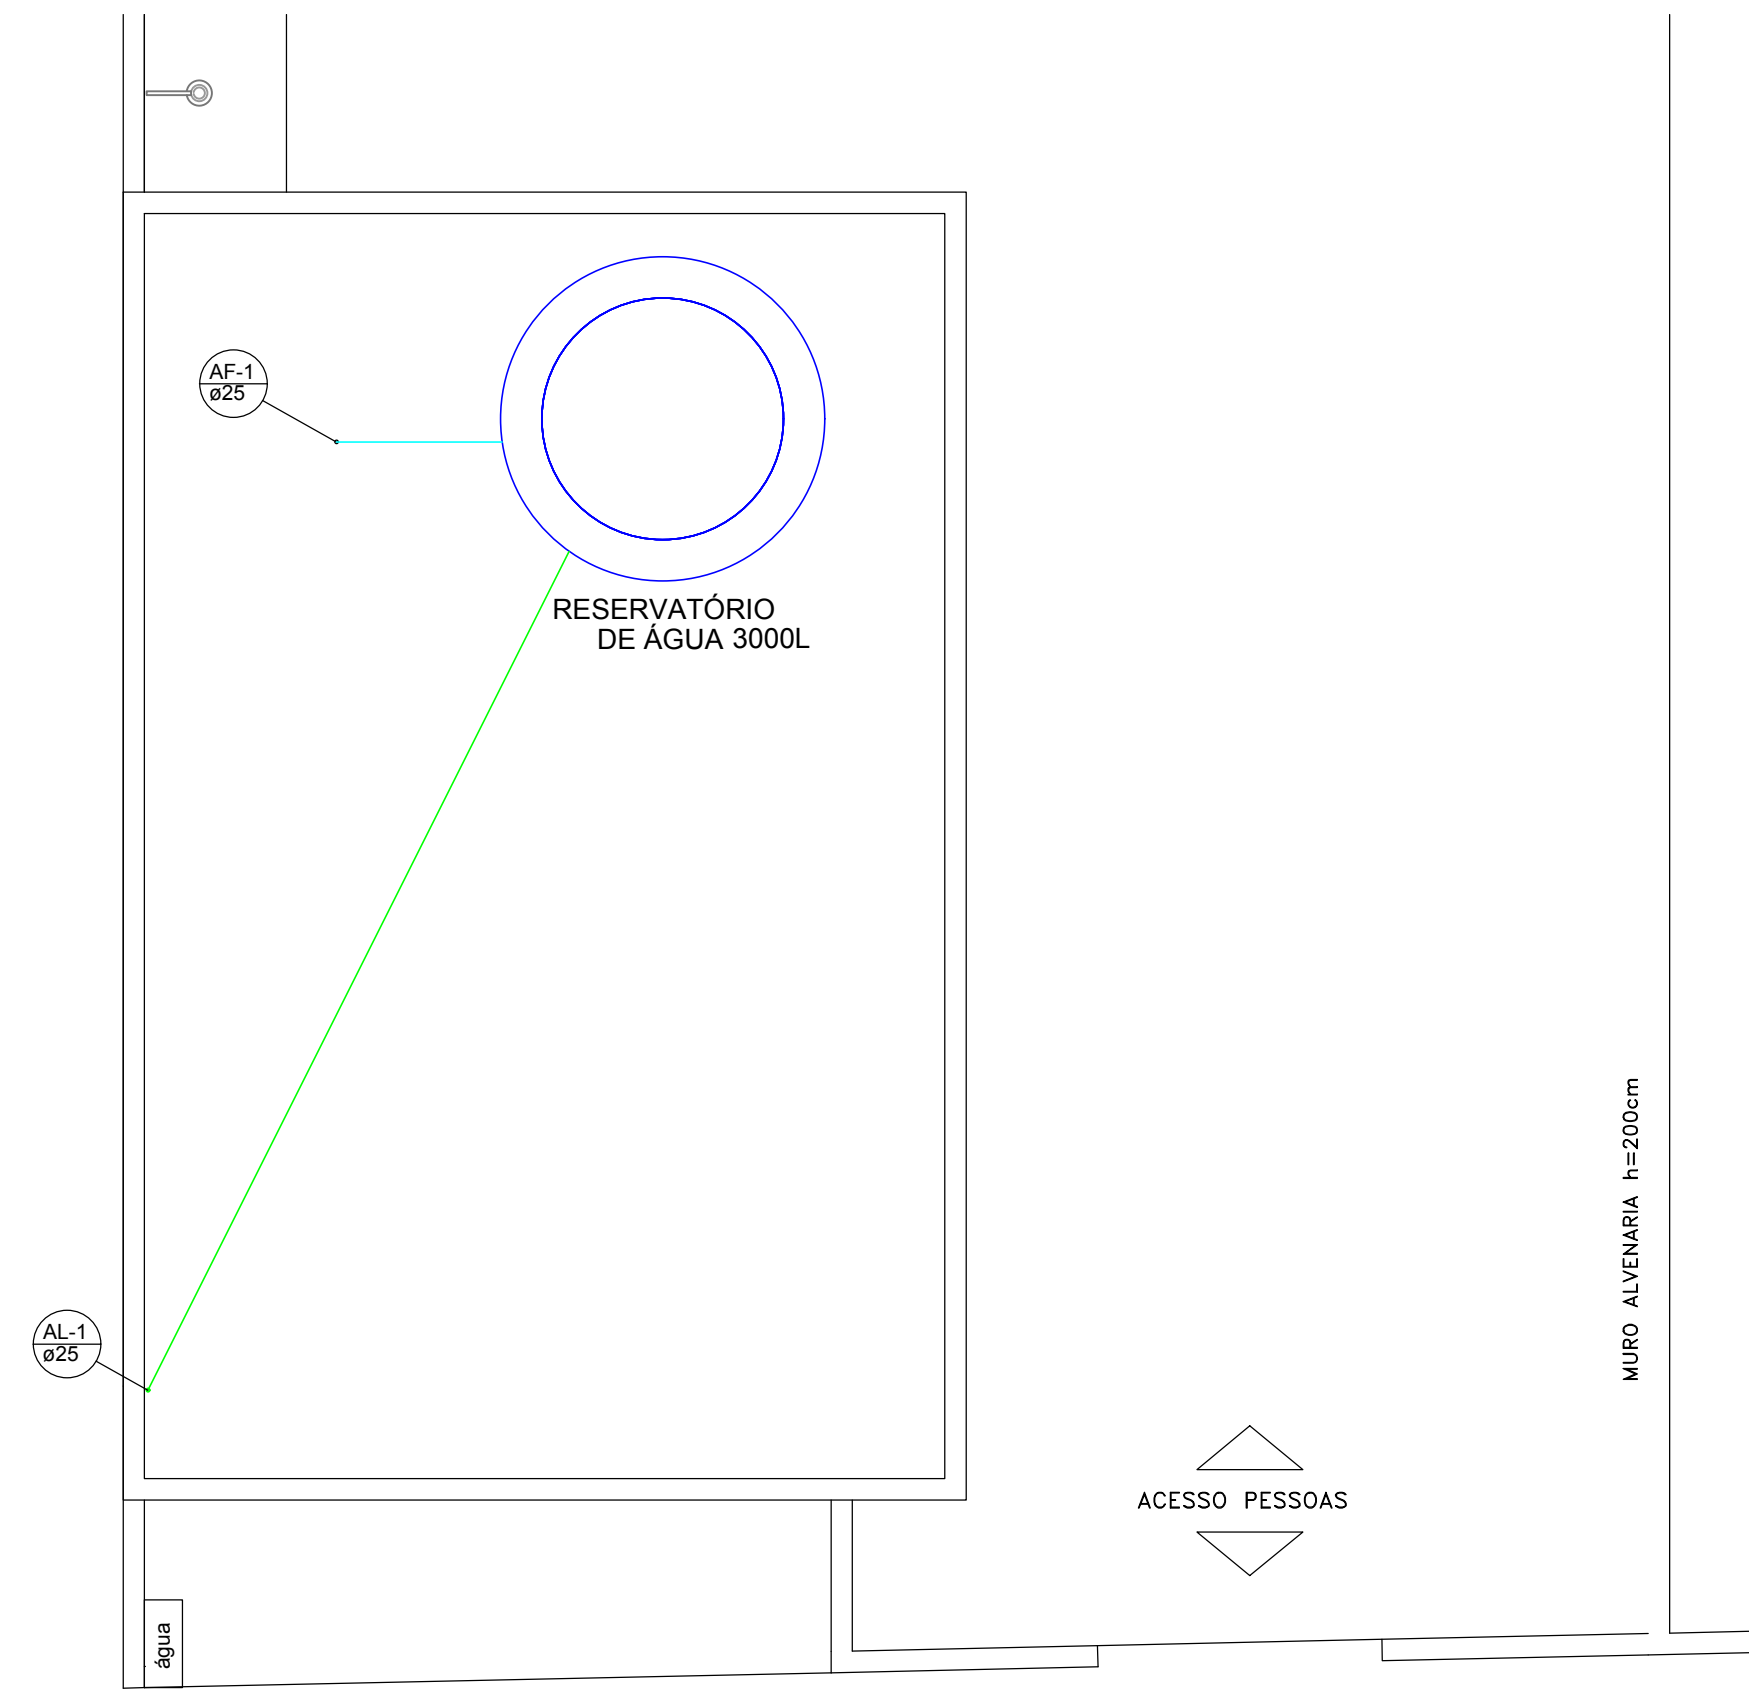

**PLANTA DE COBERTURA**  
ESCALA 1/50

