




Legenda

	EXTINTOR DE PÓ QUÍMICO SECO - PQS 4Kg
	CAIXA ILUMINADA COM INDICAÇÃO DE SAÍDA - BLOCO AUTÔNOMO
	LUMINÁRIA DE EMERGÊNCIA C/ BATERIA INCORPORADA - TIPO FARÓIS BLOCO AUTÔNOMO - 2x55w/12Vcc, AUTONOMIA MÍNIMA 2 HORAS- h=2,20m

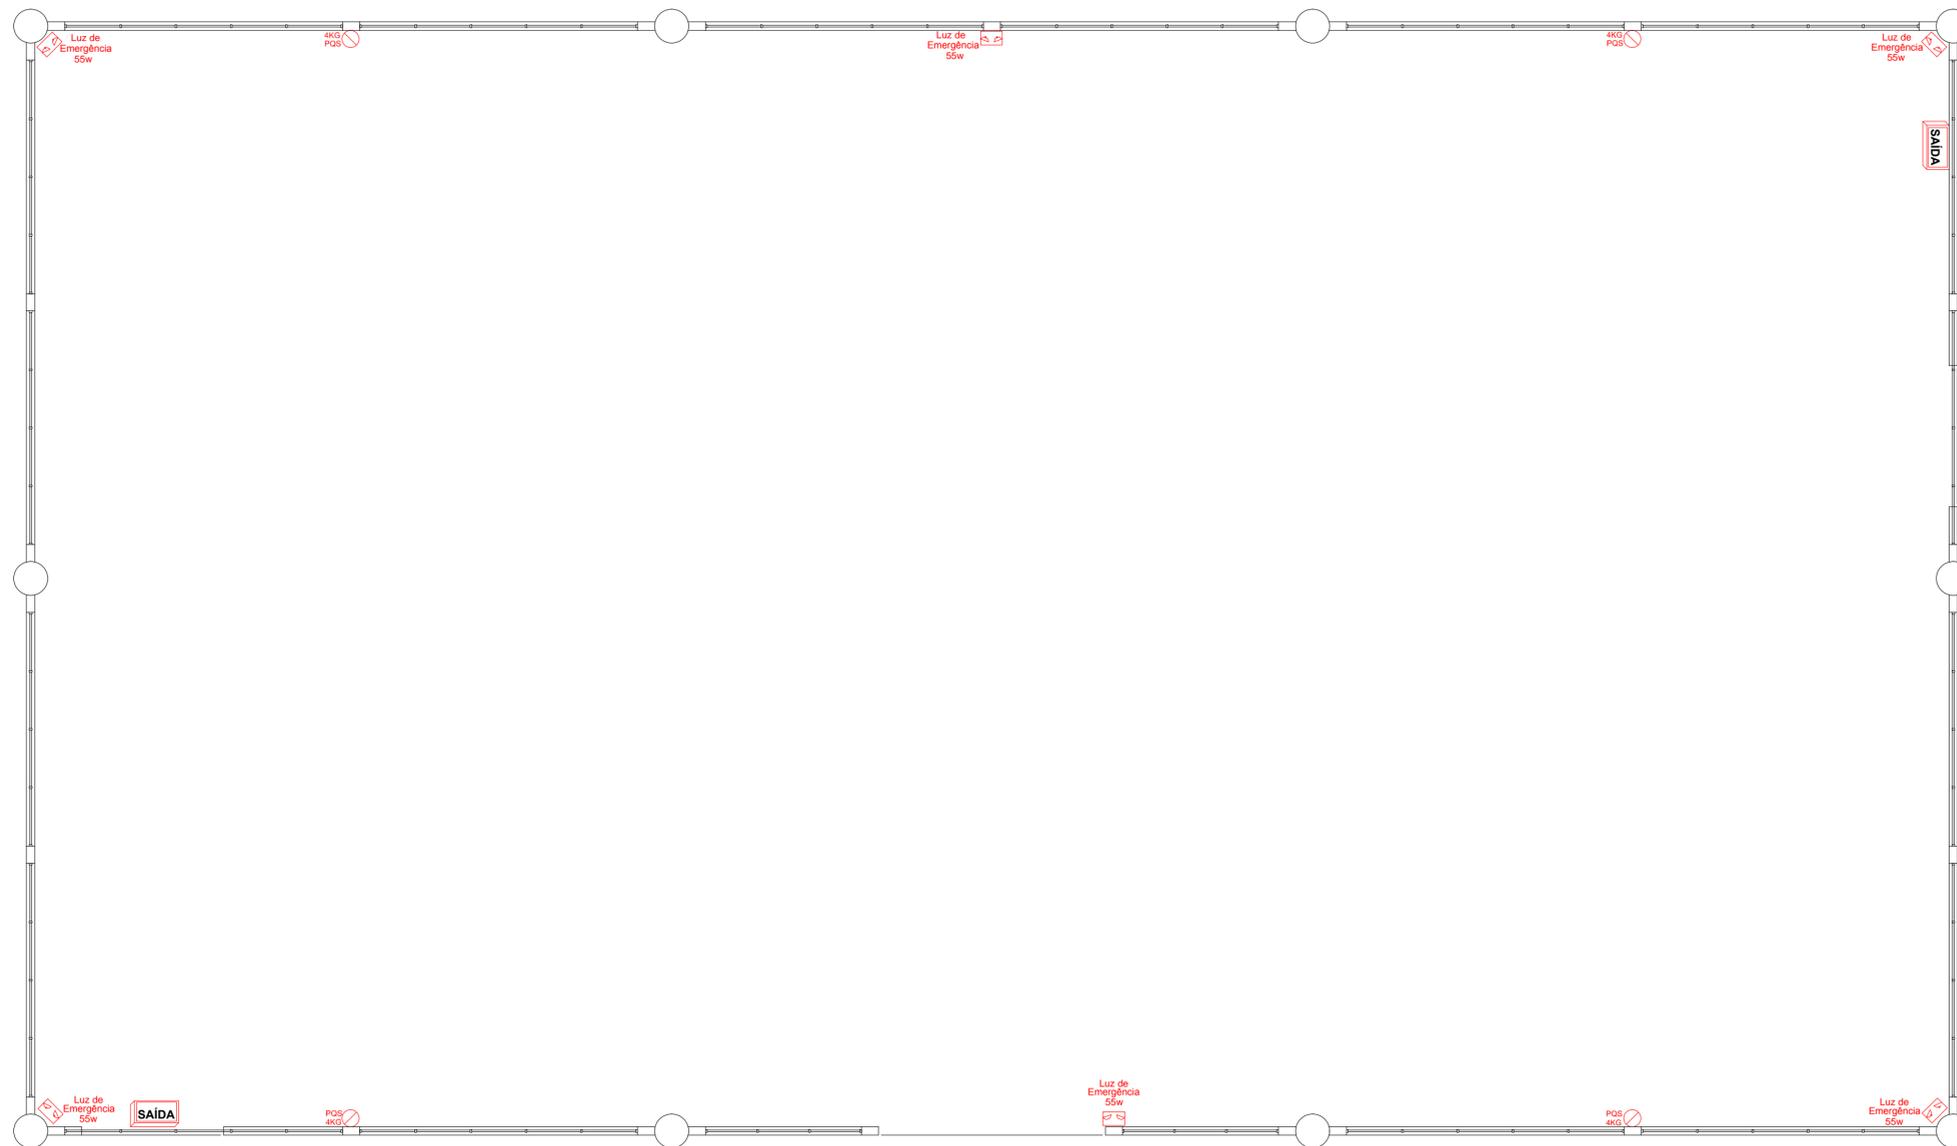


PLANTA BAIXA
ESCALA: 1/75

Detalhe da Caixa Iluminada Sinalização de Saída

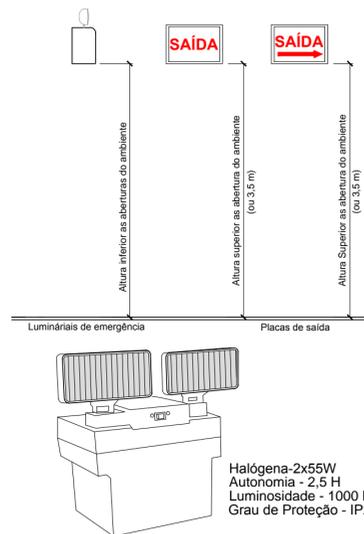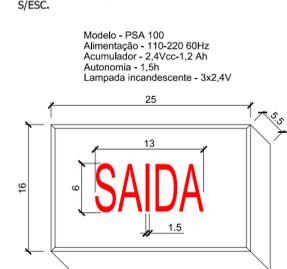

Detalhe Genérico da Instalação da Iluminação de Emergência

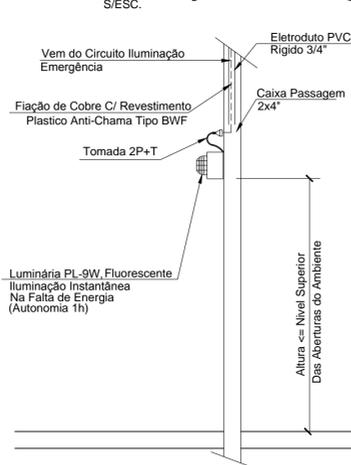

DETALHE DA ILUM. DE EMERGÊNCIA
S/ESC.

Luminária de Emergência c/ Bateria Incorporada
Bloco Autônomo-55Wh

DO SISTEMA DE ILUMINAÇÃO DE EMERGÊNCIA:

- TODOS OS SERVIÇOS DEVERÃO SER EXECUTADOS DE ACORDO COM AS NORMAS DA ABNT.
- O SISTEMA DE ILUMINAÇÃO DE EMERGÊNCIA DEVE TER AUTONOMIA MÍNIMA DE UMA HORA DE FUNCIONAMENTO, GARANTIDA DURANTE ESTE PERÍODO A INTENSIDADE DOS PONTOS DE LUZ DE MANEIRA A RESPEITAR OS NÍVEIS MÍNIMOS DE ILUMINAÇÃO REQUERIDO.
- A ILUMINAÇÃO DE EMERGÊNCIA DEVE GARANTIR UM NÍVEL MÍNIMO DE ILUMINAMENTO AO NÍVEL DO PISO:
- DE NO MÍNIMO 3 LUX EM LOCAIS PLANOS;
- DE NO MÍNIMO 5 LUX EM LOCAIS EM DESNÍVEIS;
- OS APARELHOS DEVEM SER CONSTITUÍDOS DE FORMA QUE QUALQUER DE SUAS PARTES RESISTAM A UMA TEMPERATURA DE 70° C. NO MÍNIMO POR UMA HORA.
- O FLUXO LUMINOSO DO PONTO DE LUZ EXCLUSIVAMENTE DE ILUMINAÇÃO PARA SINALIZAÇÃO DEVE SER, NO MÍNIMO IGUAL A 30 LÚMENS.

Detalhe do Extintor



Revisão	Descrição	Data	Responsável
1	Readequação	20/11/14	DG
0	Emissão inicial	10/09/14	DG



AMFRI - ASSOCIAÇÃO DOS MUNICÍPIOS DA REGIÃO DA FOZ DO RIO ITAJAÍ
Rua Luiz Lopes Gonzaga, nº 1655 - Bairro São Vicente - Itajaí-SC - CREA/SC nº 050968-0

Estado de Santa Catarina
Prefeitura Municipal de Bombinhas

Data	Set/2014
Escala	Indicada
Arquivo	

Projeto: Prevenção contra incêndio
Fechamento da Quadra Poliesportiva
Escola Edith Willeck
Local: Rua Tucanera
Bairro - Canto Grande
Bombinhas - SC.

Conteúdo da folha	Planta Baixa e Detalhes
Estatística	Área Total: 696,90m ²

Desenho	Dyego/Eduardo
ART	
Folha	02/02

Ana Paula da Silva
Prefeita Municipal

Diogo Graf
Engº Civil - Crea SC 092018-3