

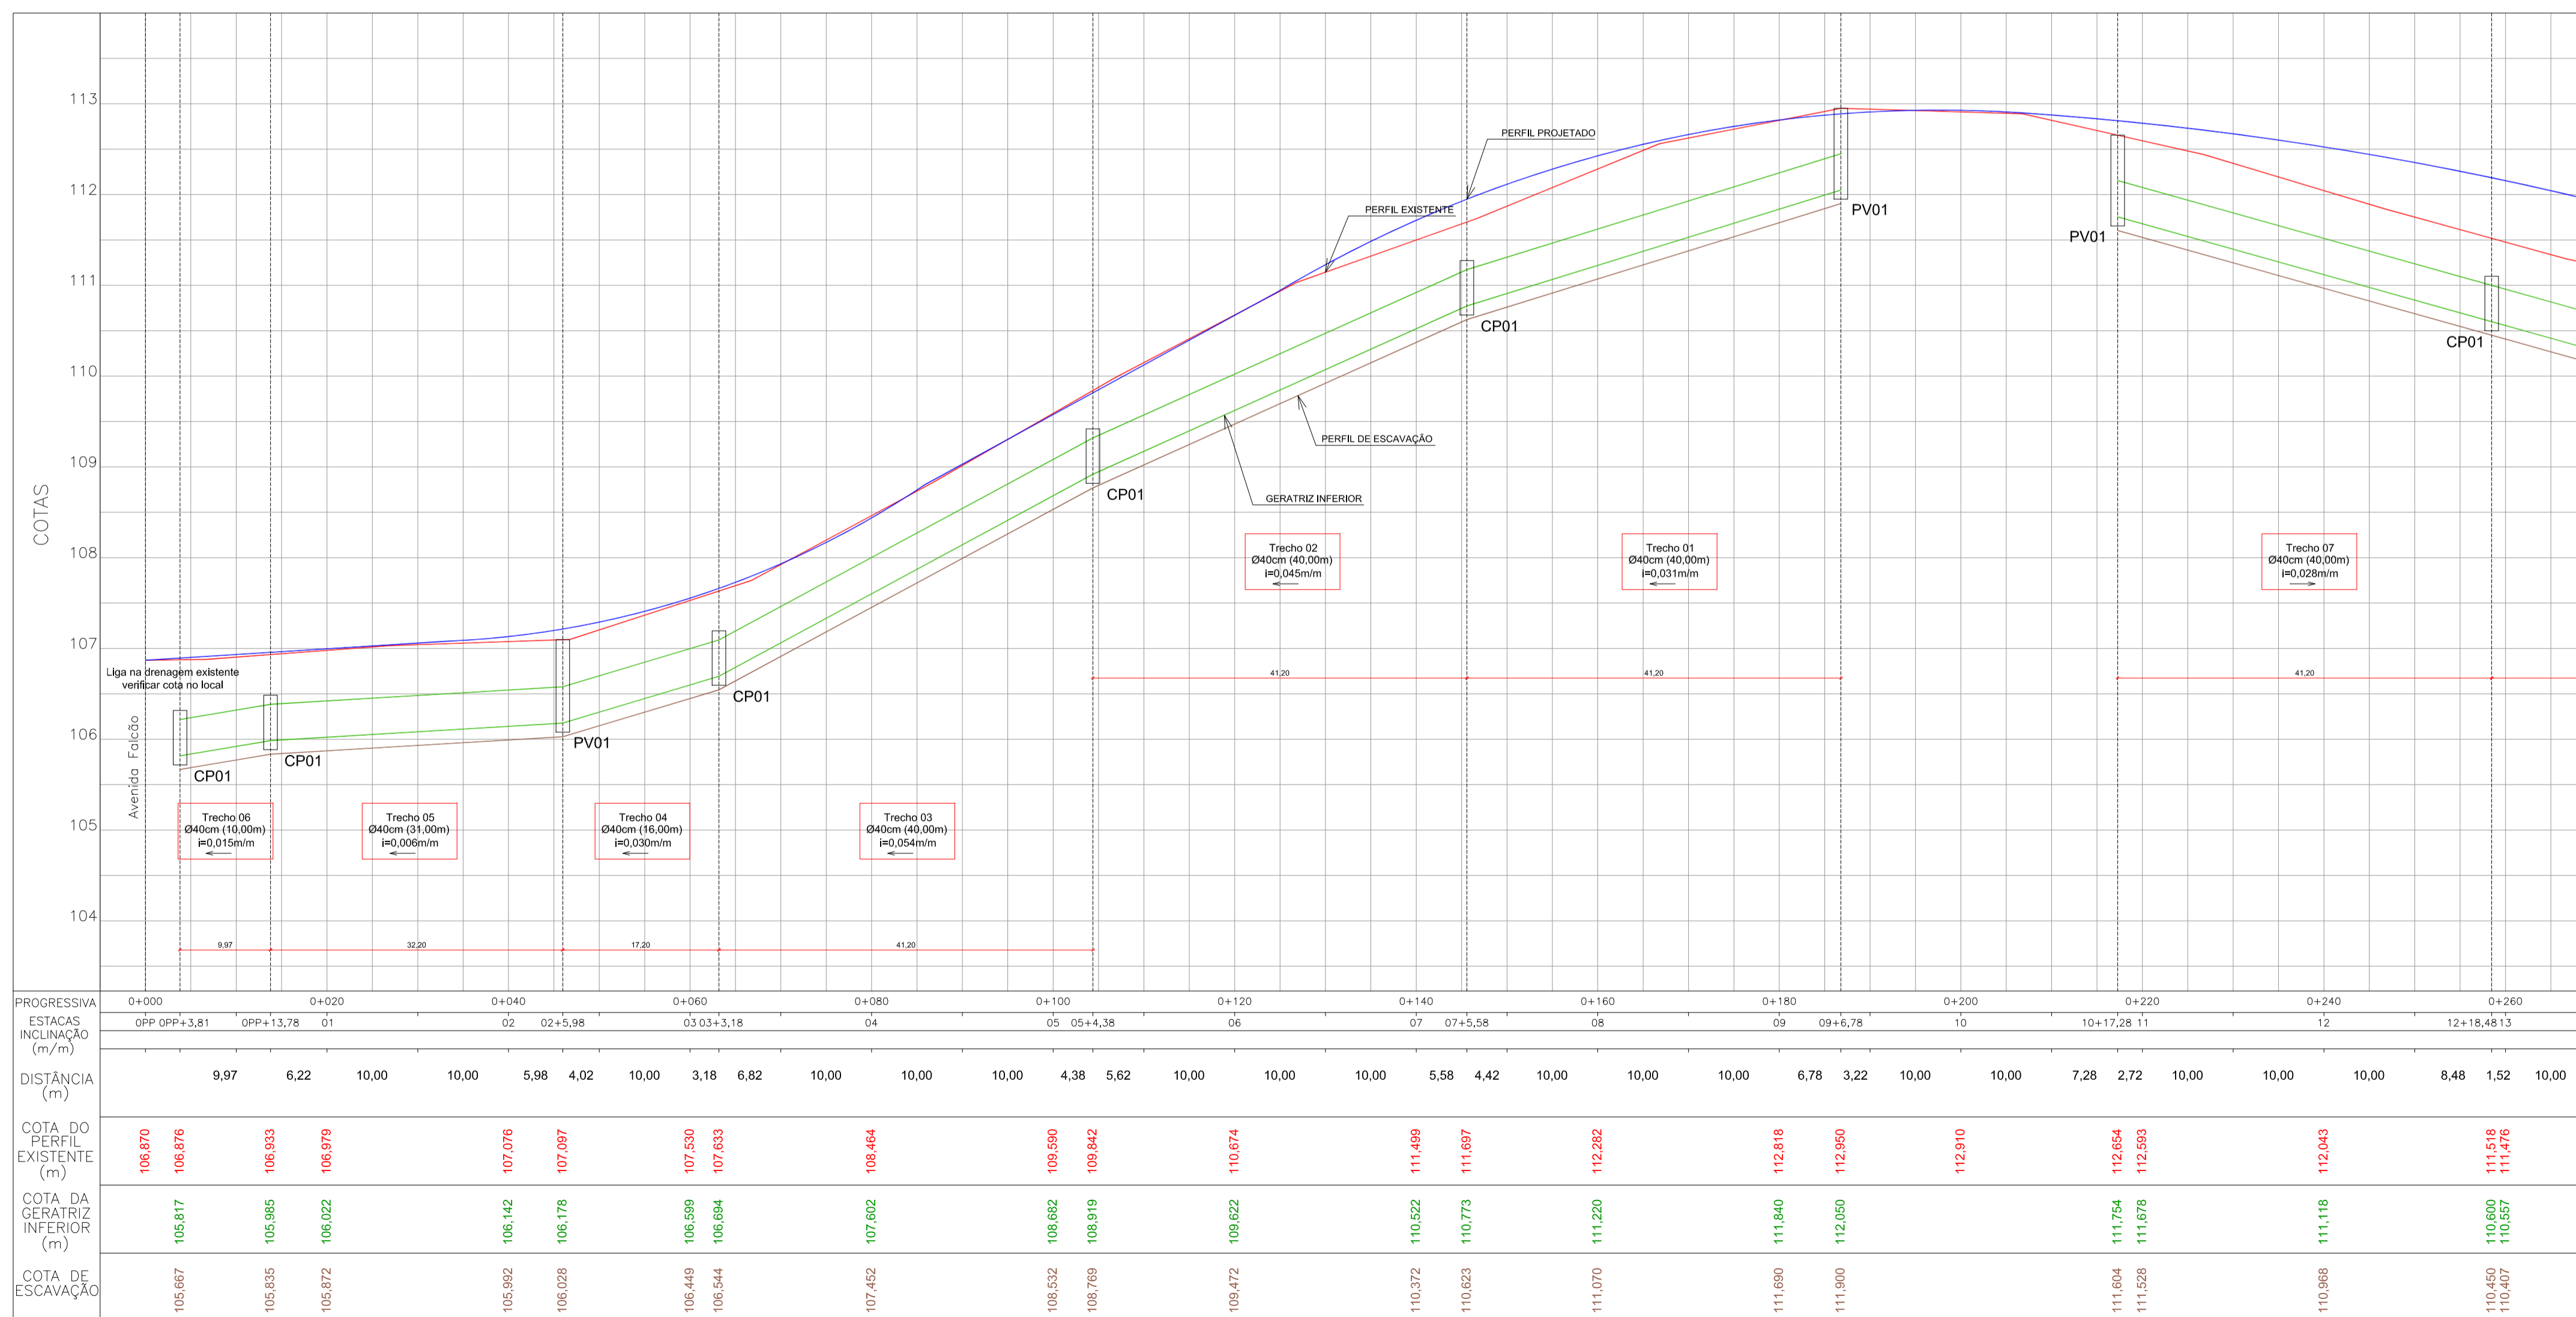


DRENAGEM PLUVIAL - Rua Martim Pescador - Articulação 01
Escala 1:500

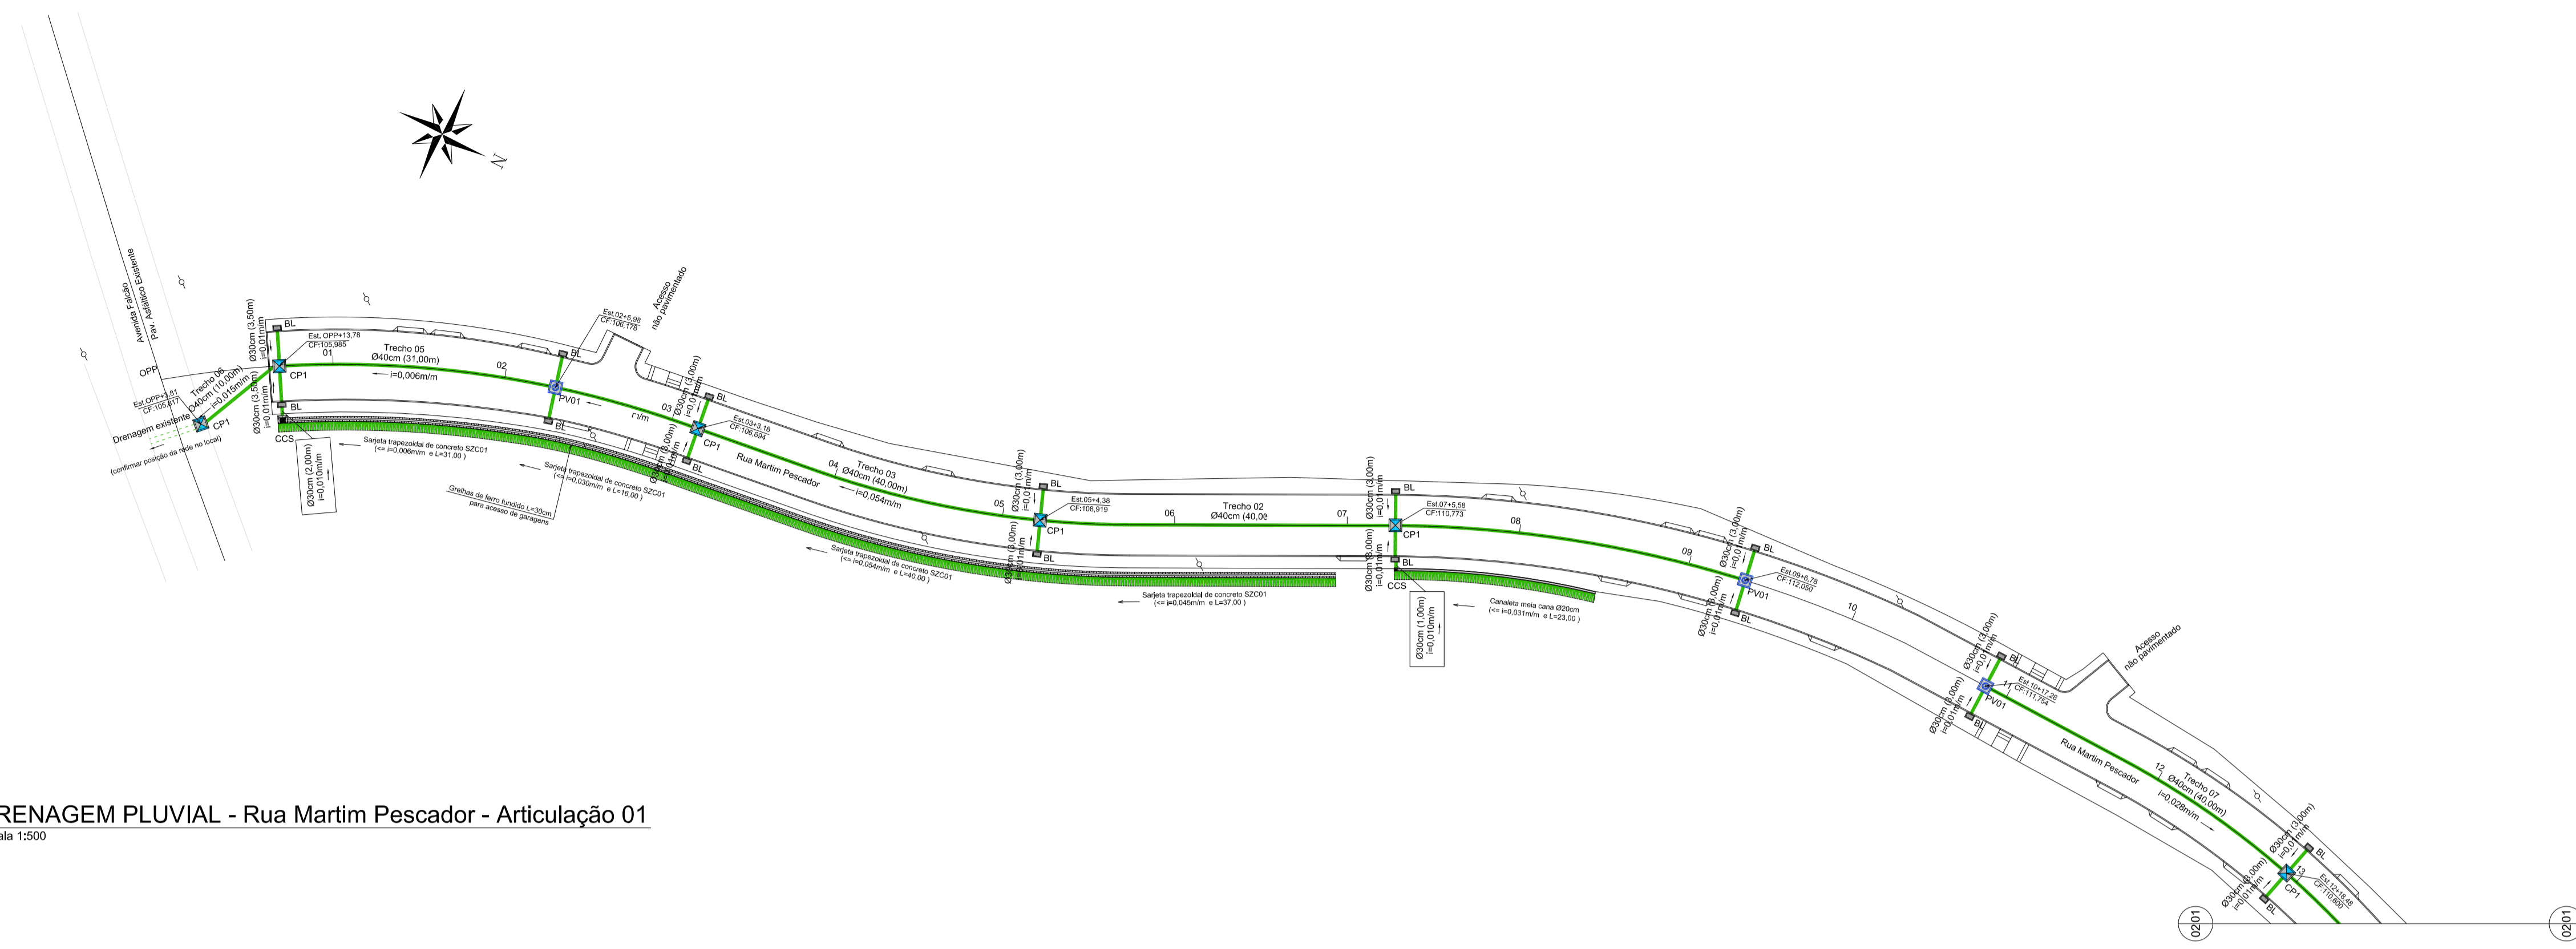

- Rede de dren.
- BL Boca-de-lobo no passeio
- CP Caixa de passagem
- PV Poço de visita

ARTICULAÇÃO

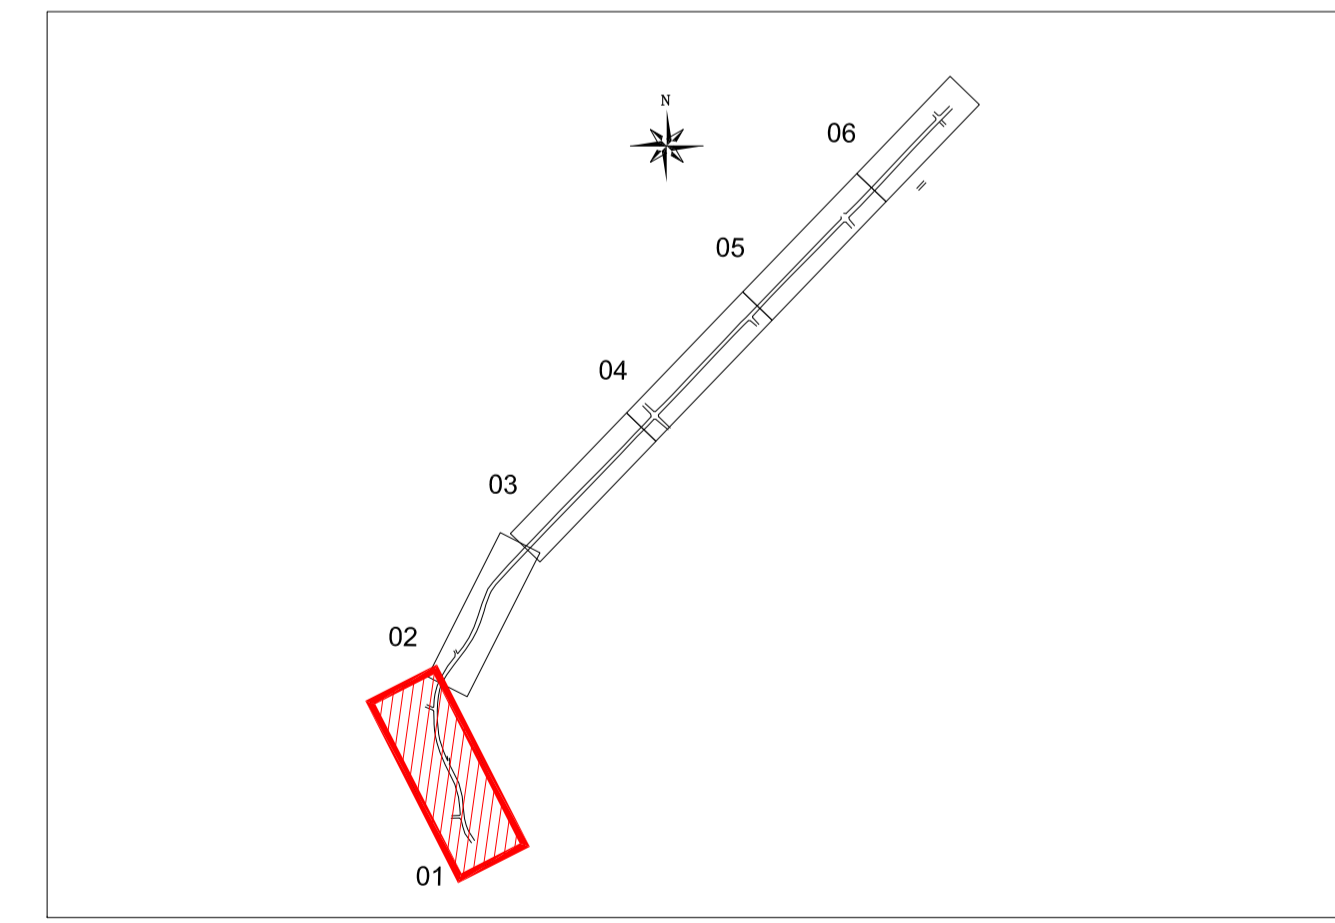

PERFIL LONGITUDINAL - Rua Martim Pescador - Articulação 01
Escala H=1:500 / V=1:50

Nº	Registro de Modificações	Visto	Data
<p>AMFRI ASSOCIAÇÃO DOS MUNICÍPIOS DA REGIÃO DA FOZ DO RIO ITAJAÍ</p> <p>Programa: Pavimentação e Qualificação de Vias Urbanas</p> <p>Proprietário / Local da Obra: Prefeitura Municipal de Bombinhas - Rua Martim Pescador</p> <p>Projeto: Projeto Drenagem Pluvial Rua Martim Pescador</p> <p>Conteúdo: Planta Baixa e Perfil Longitudinal - articulação 01</p> <p>Elaboração: Responsáveis Técnicos: SÉRGIO GUILHERME GÖLLNICK, DAYSI NASS DOS SANTOS, MARCO ROBERTO STRAMARI</p>			
Data:	julho/2014	Escala:	Indicada
Desenho:	APAM	Plancha:	D
Coordenação:	MRS		01/07