



DRENAGEM PLUVIAL - Rua Martim Pescador - Articulação 02
Escala 1:500

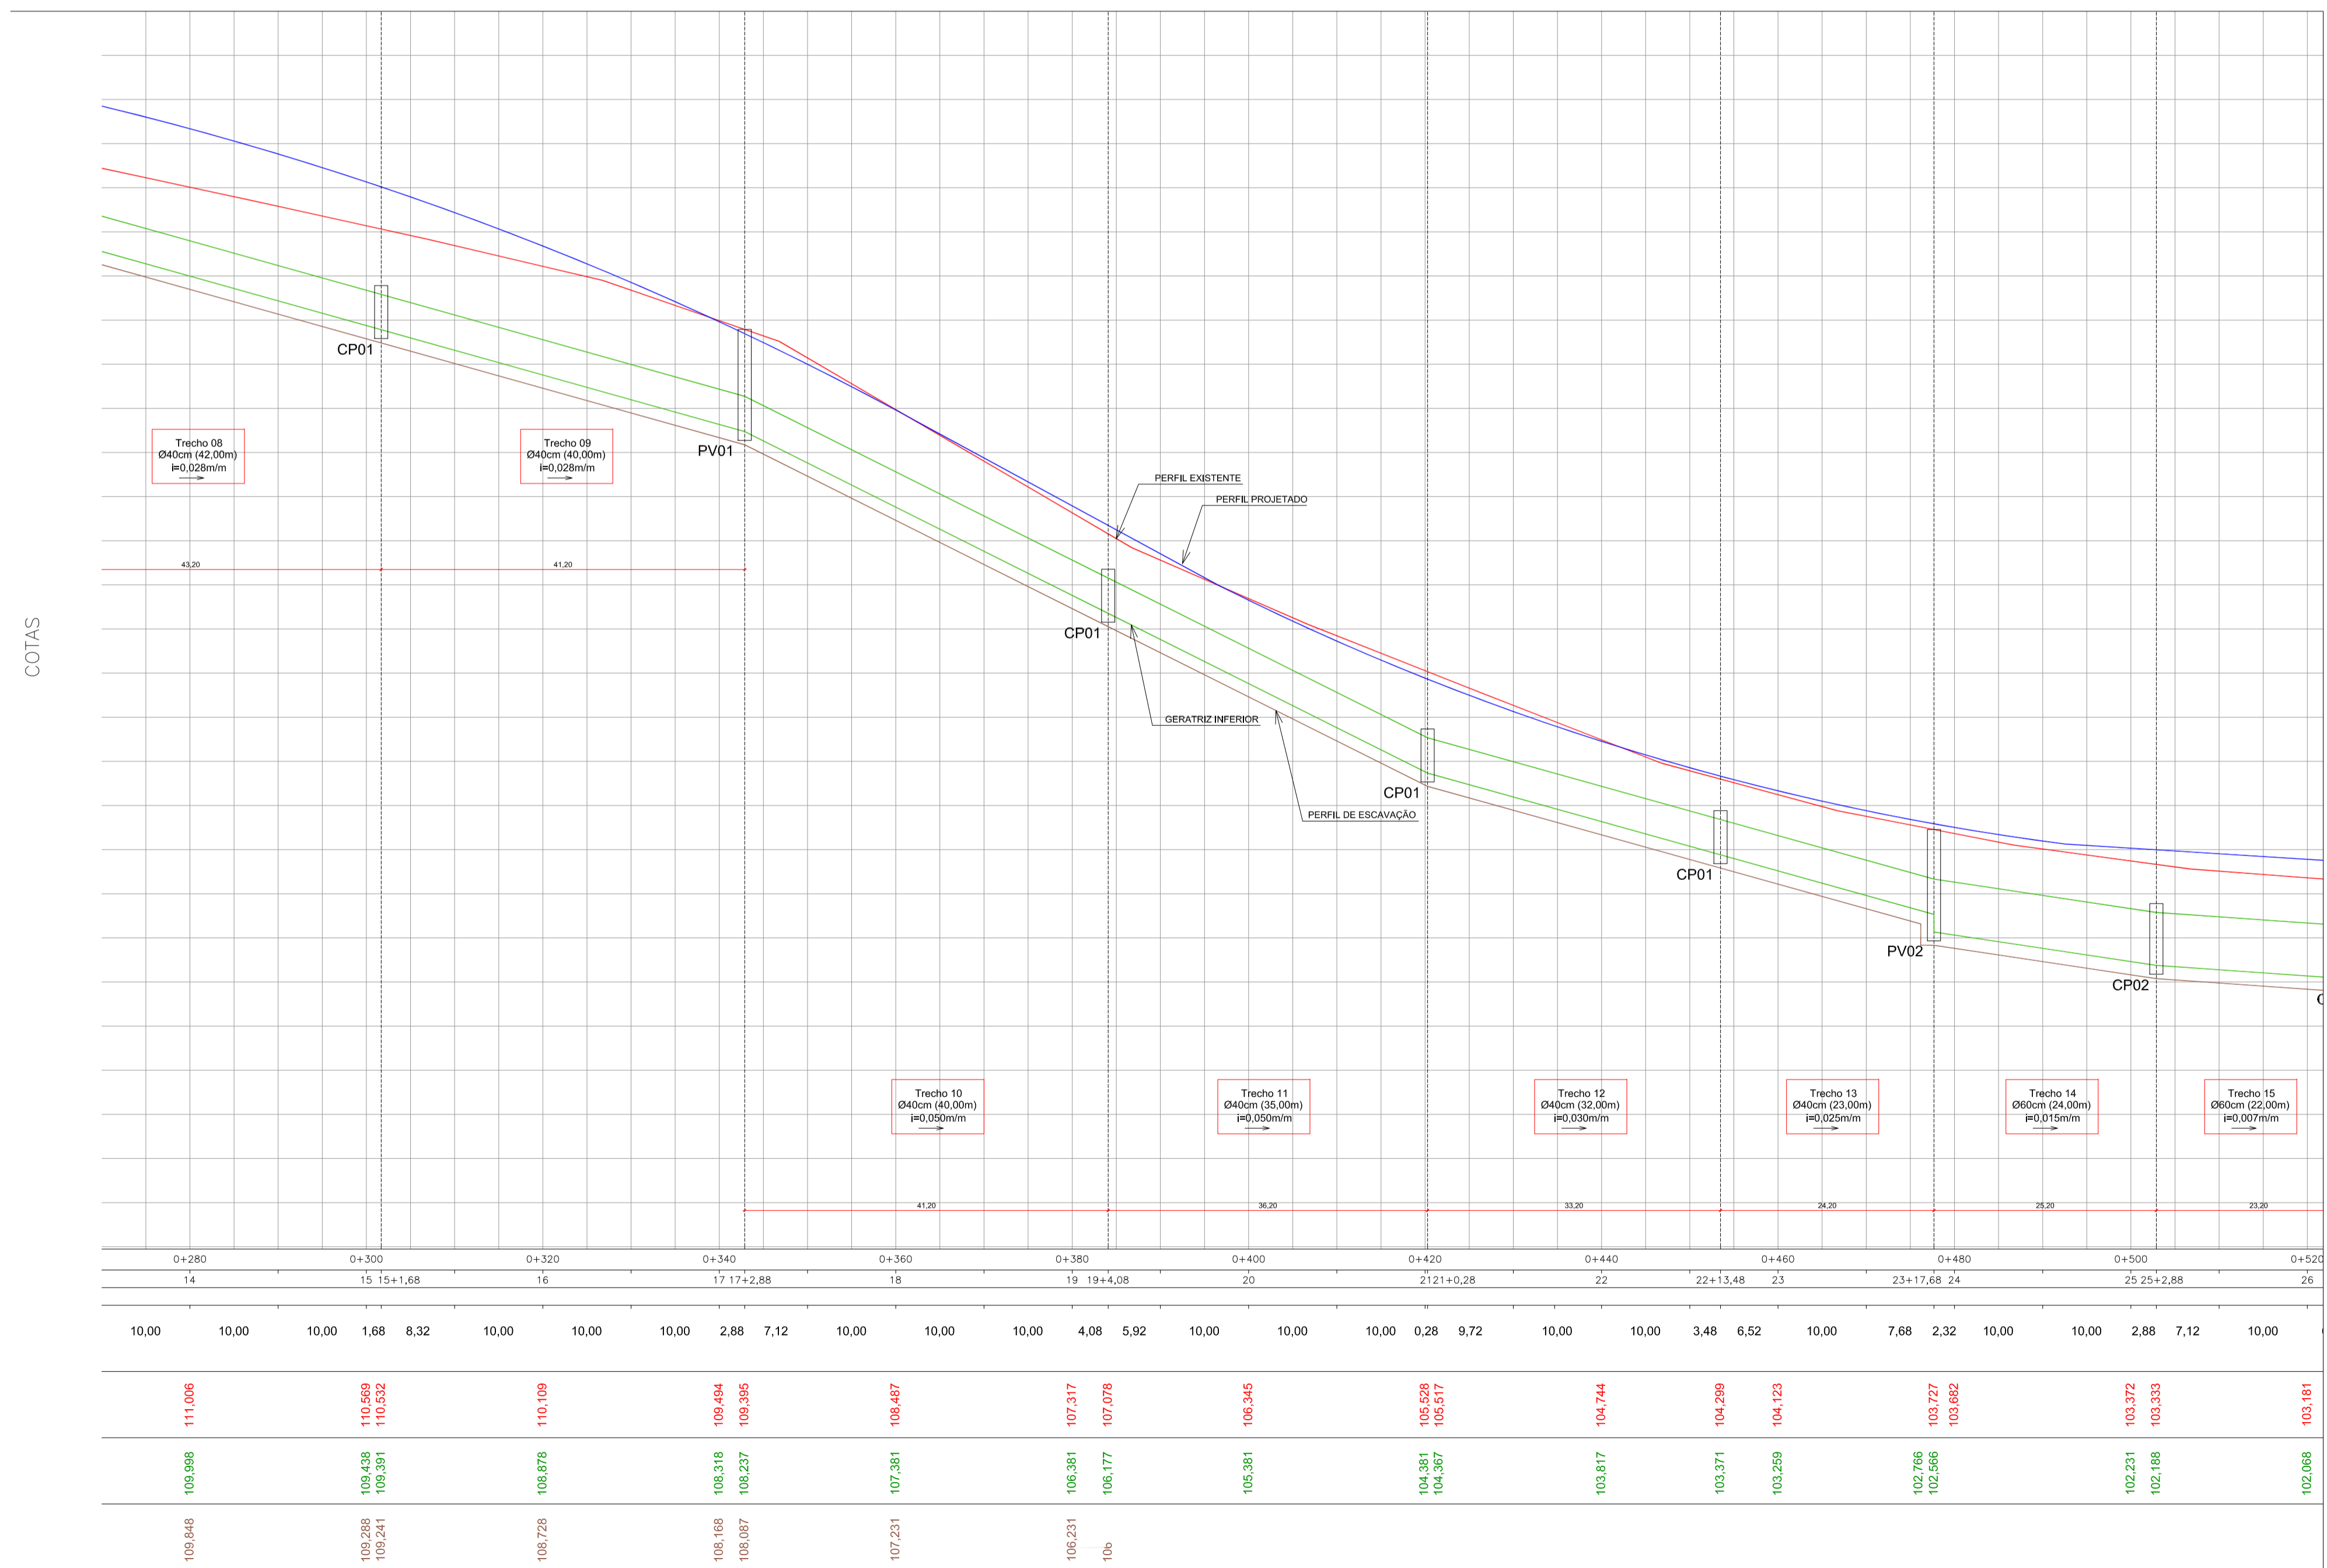

- LEGENDA
- Rede de drenagem nova
 - Rede de drenagem existente
 - BL Boca-de-lobo no passeio
 - CP Caixa de passagem
 - PV Poço de visita
 - Boca-de-Bueiro Tubular
 - SZC01- Sarjeta trapezoidal de concreto
 - Canaleta meia cana D=20cm
 - Talude em grama
 - CCS Caixa coletora de sarjeta

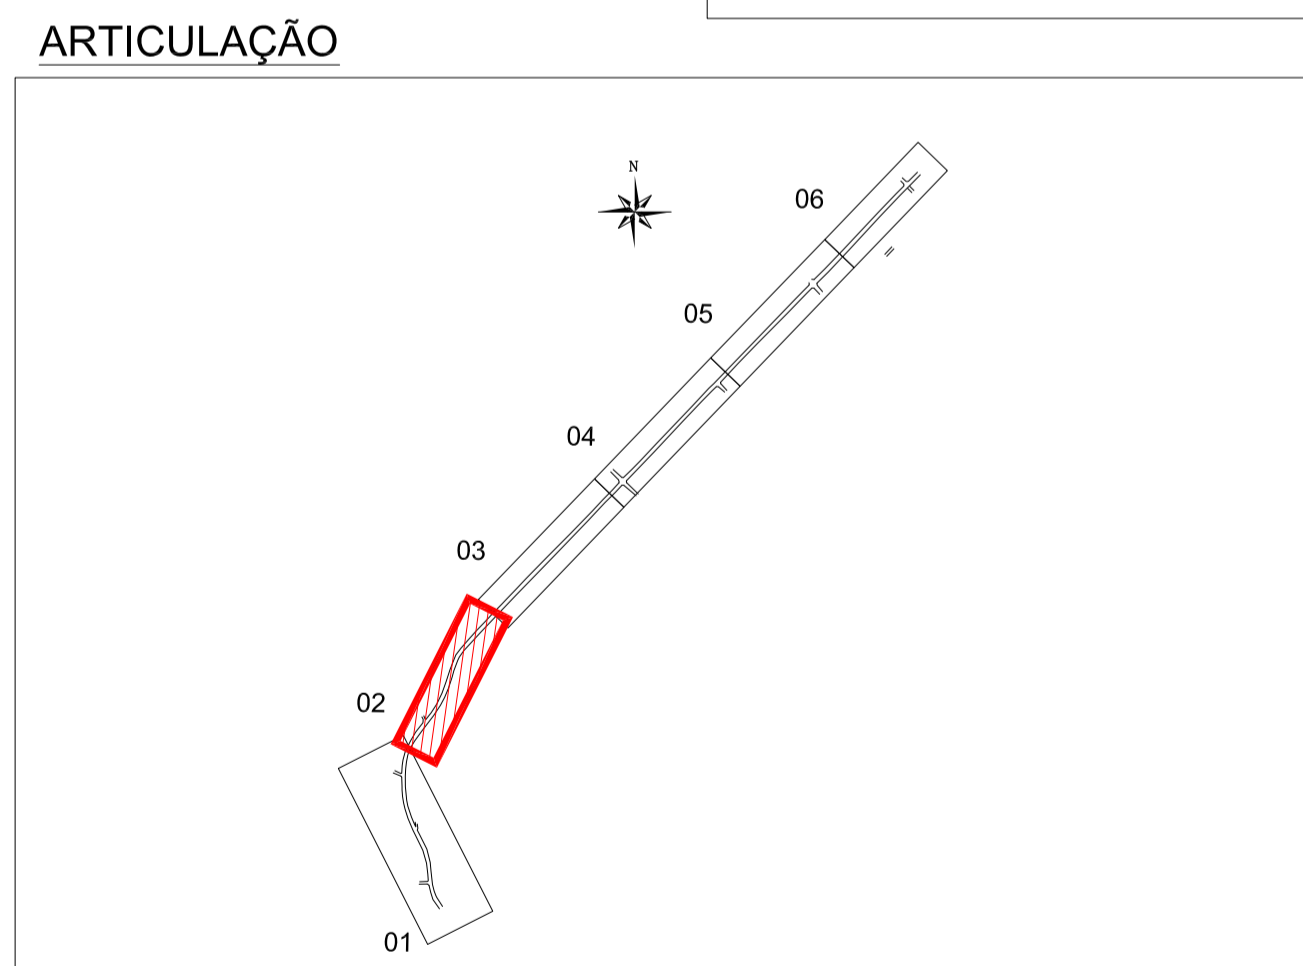

PERFIL LONGITUDINAL - Rua Martim Pescador - Articulação 02
Escala H=1:500 / V=1:50

REV 03	Análise CE GIGOV/FL nº 0146/16	APAM	Fevereiro/2016
Nº	Registro de Modificações	Visto	Data

ASSOCIAÇÃO DOS MUNICÍPIOS DA REGIÃO DA FOZ DO RIO ITAJAÍ
 Programa: Pavimentação e Qualificação de Vias Urbanas
 Proprietário / Local da Obra: Prefeitura Municipal de Bombinhas - Rua Martim Pescador
 Projeto: Projeto Drenagem Pluvial Rua Martim Pescador
 Contêido: Planta Baixa e Perfil Longitudinal - articulação 02
 Elaboração: Responsáveis Técnicos: **SÉRGIO GUILHERME GOLLNICK** (ARQUITETO E URBANISTA), **DAYSI NASS DOS SANTOS** (ENGENHEIRA CIVIL), **MARCO ROBERTO STRAMARI** (ENGENHEIRO CIVIL)

Data: julho/2014 Escala: Indicada
 Desenho: APAM Planilha:
 Coordenação: MRS

D
02/07