 




 

 
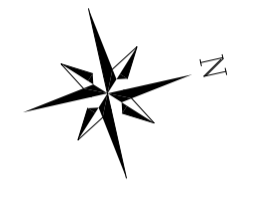
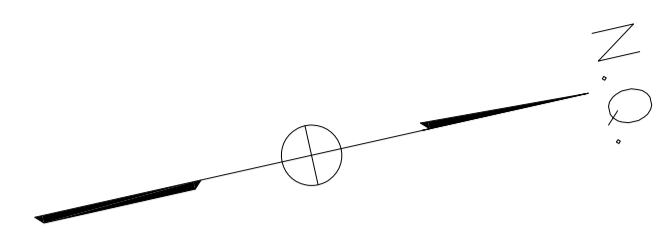
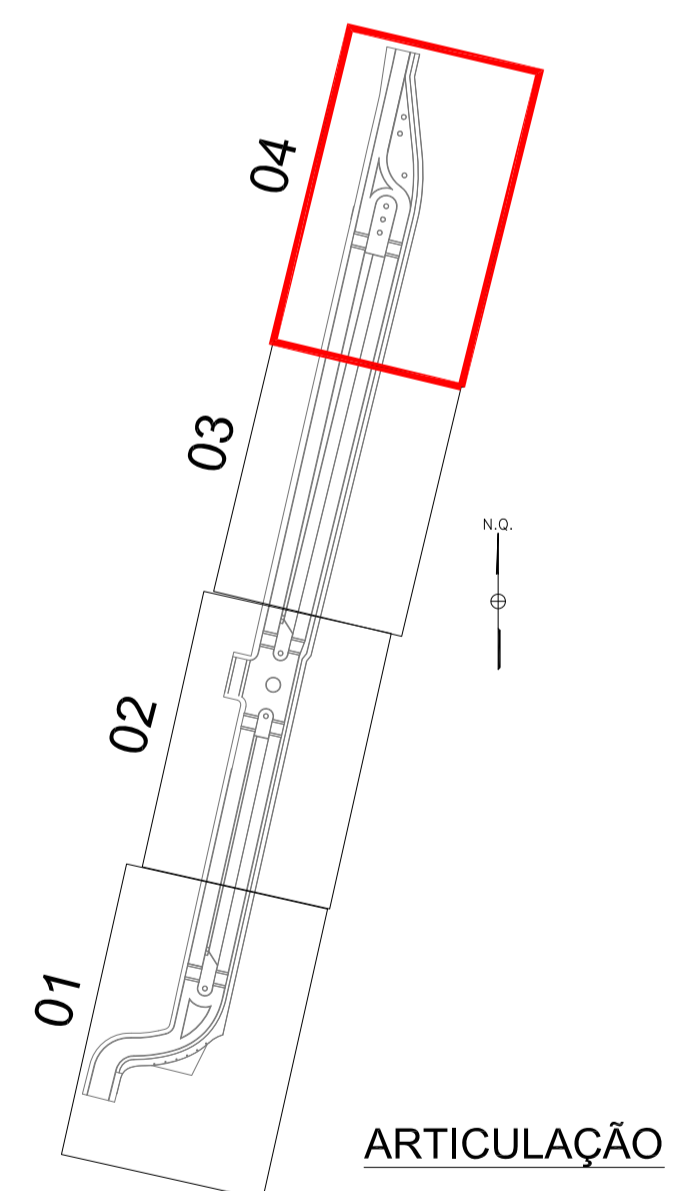


LEGENDA

-  Postes de Iluminação c/ luminária dupla altura=12m
-  Postes com luminári decorativa altura=4,5m
-  Caixa de passagem de infraestrutura elétrica
-  Duto flexível PEAD 3" p/ cabeamento elétrico
-  Banco de madeira tratada 194x57cm
-  Bicletário tubular em aço inox
-  Lixeira dupla em madeira tratada
-  Brinquedo Maratona Infantil e Brinquedo Barco Pirata



BÁSICO DE URBANIZAÇÃO / ILUMINAÇÃO - ARTICULAÇÃO 04
ESCALA 1:200



ARTICULAÇÃO

Rev_02	Alterações conforme solicitação via email recebido em 30/01/2017	Marcos	01/03/2017
Nº	Registro de Modificações	Visto	Data
<p>Cliente:</p> <p style="text-align: center;">PREFEITURA MUNICIPAL DE BOMBINHAS</p>			
<p>Programa:</p> <p style="text-align: center;">Pavimentação e Qualificação de Vias Urbanas</p>			
<p>Proprietário / Local da Obra:</p> <p style="text-align: center;">Avenida Água-Marinha, Bombinhas/SC</p>			
Projeto:	Projeto Básico de Urbanização e Iluminação	Data:	Julho/2014
Desenho:	MRS	Coordenação:	SGG
<p>Elaboração:</p> <p>Planta Baixa - Articulação 04</p>		<p>Escala:</p> <p style="font-size: 2em; text-align: center;">U</p> <p style="font-size: 2em; text-align: center;">04/05</p>	
<p>Responsáveis Técnicos:</p> <p>alleanza projetos e consultoria ltda</p>		<p>Sérgio Guilherme Godnick Engenheiro Civil CREA/SC 105204</p>	<p>Marcos Roberto Stramiani Engenheiro Civil CREA/SC 105204</p>