


PASSEIO

PASSEIO

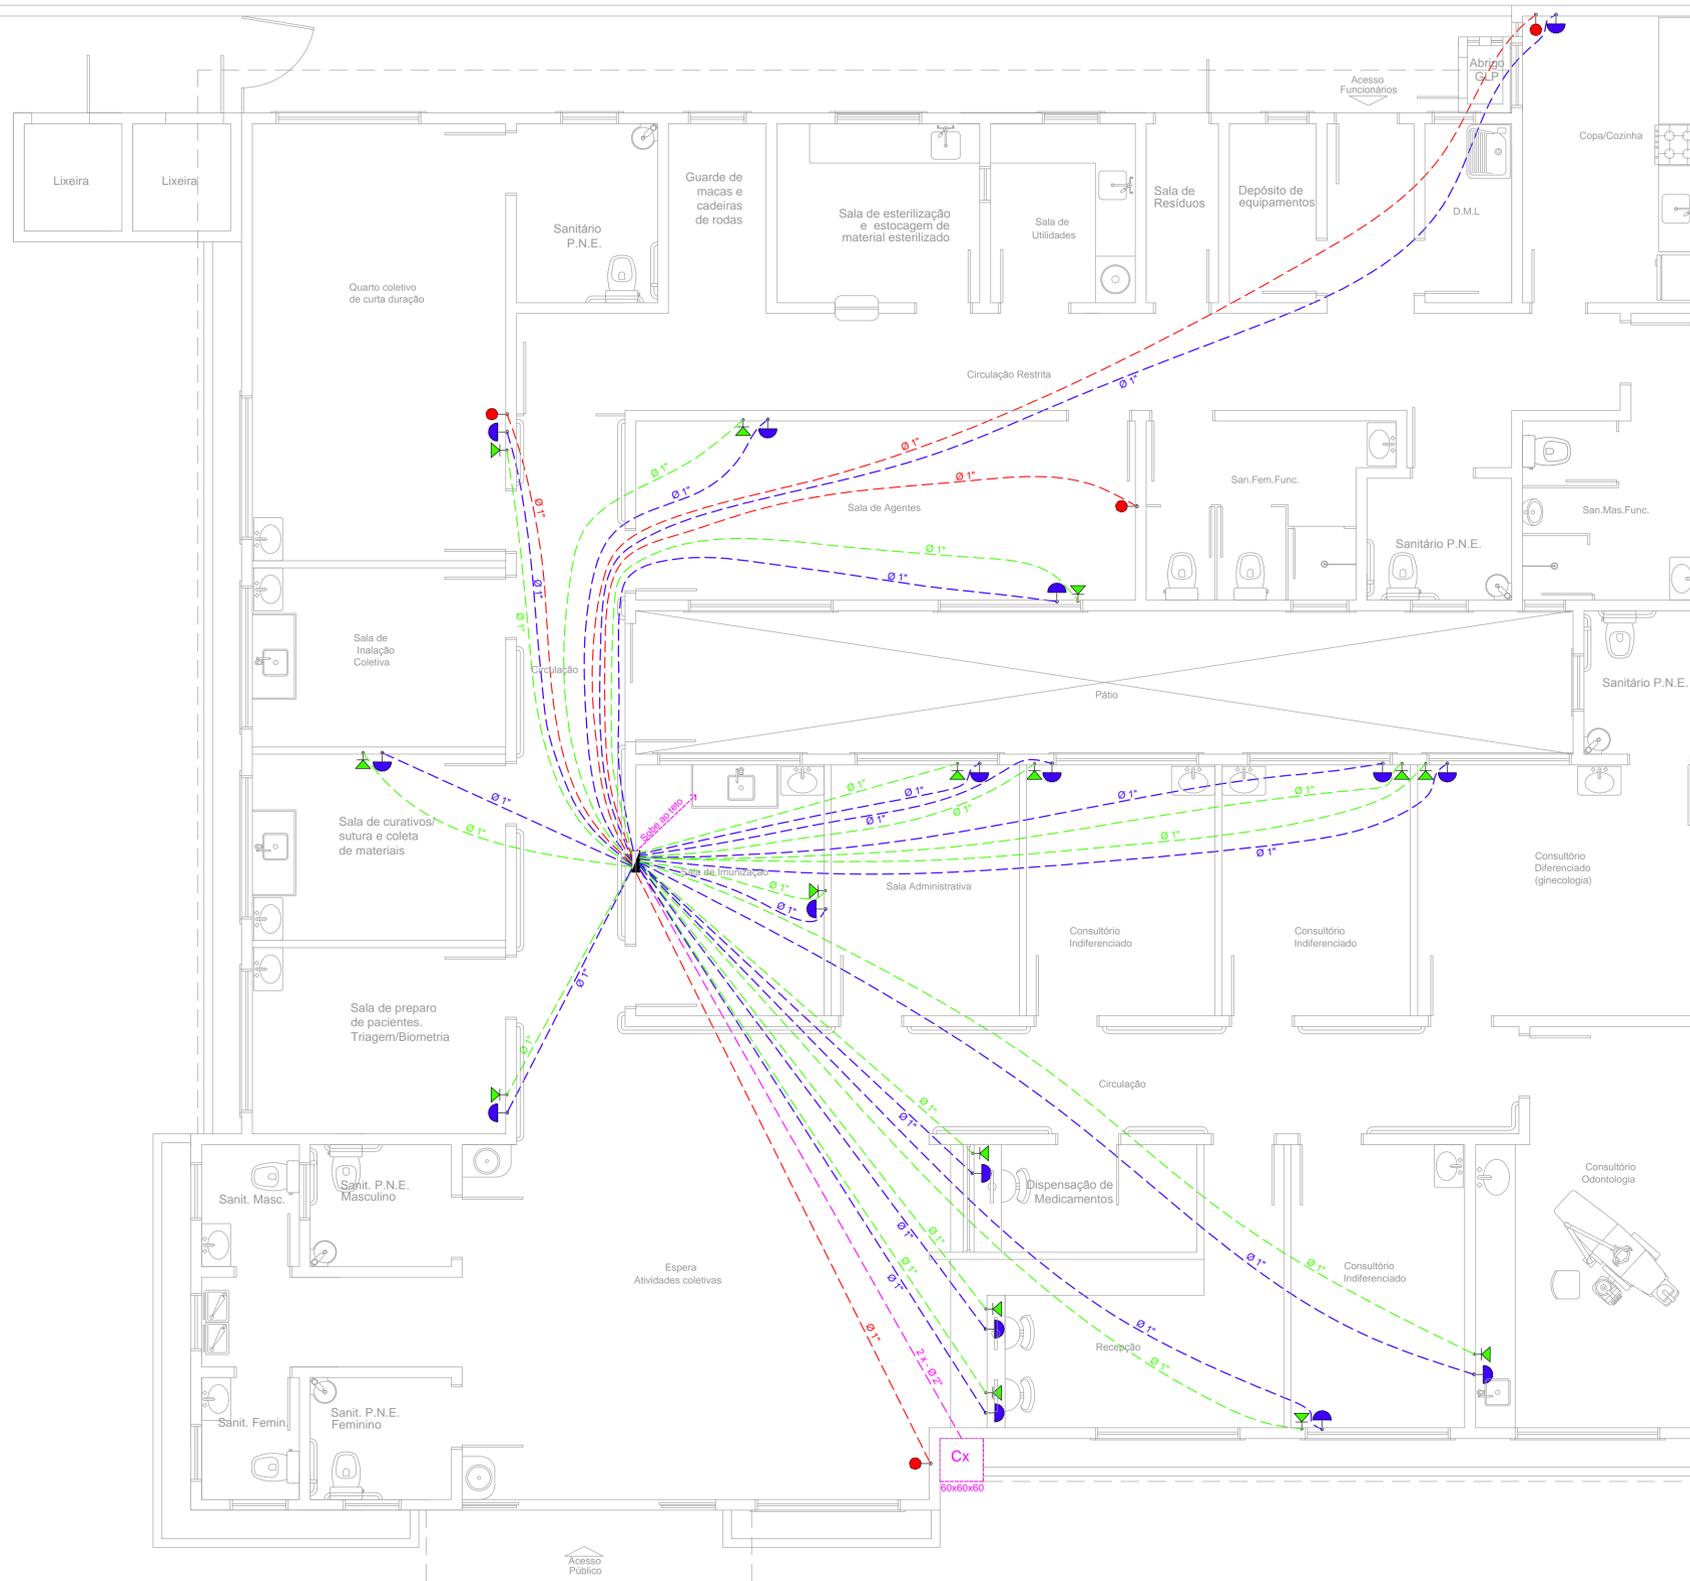

SÍMBOLOS	MATERIAL	QUANT.
	Tubulação de Entrada Mangueira - (pelo piso)	14,00 m
	Caixa de Passagem 60x60x60	1 und
	Caixa de Passagem Telefone / Lógica / TV	1 und
SÍMBOLOS	MATERIAL	QUANT.
	Ponto de Lógica - (na parede)	16 und
	Cabo interno de Lógica - (pelo piso)	180,00 m
	Tubulação de Lógica Mangueira - (pelo piso)	165,50 m
SÍMBOLOS	MATERIAL	QUANT.
	Ponto de Telefone - (na parede)	15 und
	Cabo interno de Telefone - (pelo piso)	160,00 m
	Tubulação de Telefone Mangueira - (pelo piso)	143,00 m
SÍMBOLOS	MATERIAL	QUANT.
	Ponto de Antena de TV - (na parede)	4 und
	Cabo interno de Antena de TV - (pelo piso)	75,00 m
	Tubulação de Antena de TV Mangueira - (pelo piso)	61,00 m

PASSEIO

Avenida Diamante

PLANTA BAIXA
ESCALA 1:50

00	Emissão Inicial	17/10/2016	Marcelo Garcia
01	Revisão 01	02/03/2017	Marcelo Garcia
Revisão	Descrição	Data	Responsável

AMFRI - ASSOCIAÇÃO DOS MUNICÍPIOS DA REGIÃO DA FOZ DO RIO ITAJAI
Rua Luiz Lopes Gonzaga, nº 1655 - Bairro São Vicente - Itajai-SC - CREASC nº 050968-0

Estado de Santa Catarina
Prefeitura Municipal de Bombinhas

Data	Projeto	Conteúdo da folha
Outubro/2016	INSTALAÇÕES ESPECIAIS	Distribuição de Rede, Telefone e TV
Escala	Unidade Básica de Saúde de Mariscal	Estadística
1/50	Local	Área do projeto 386,60m²
Arquivo	Avenida Diamante, esquina com Rua Ônix	
	Bairro Mariscal	

Desenho	Prefeitura Municipal	Responsável Técnico
ART		
Folha	Ana Paula da Silva Prefeitura Municipal	Marcelo Garcia Arquiteto e Urbanista - CRU 444894-0
01/01		