


DRENAGEM PLUVIAL - Rua Martim Pescador - Articulação 06  
Escala 1:500

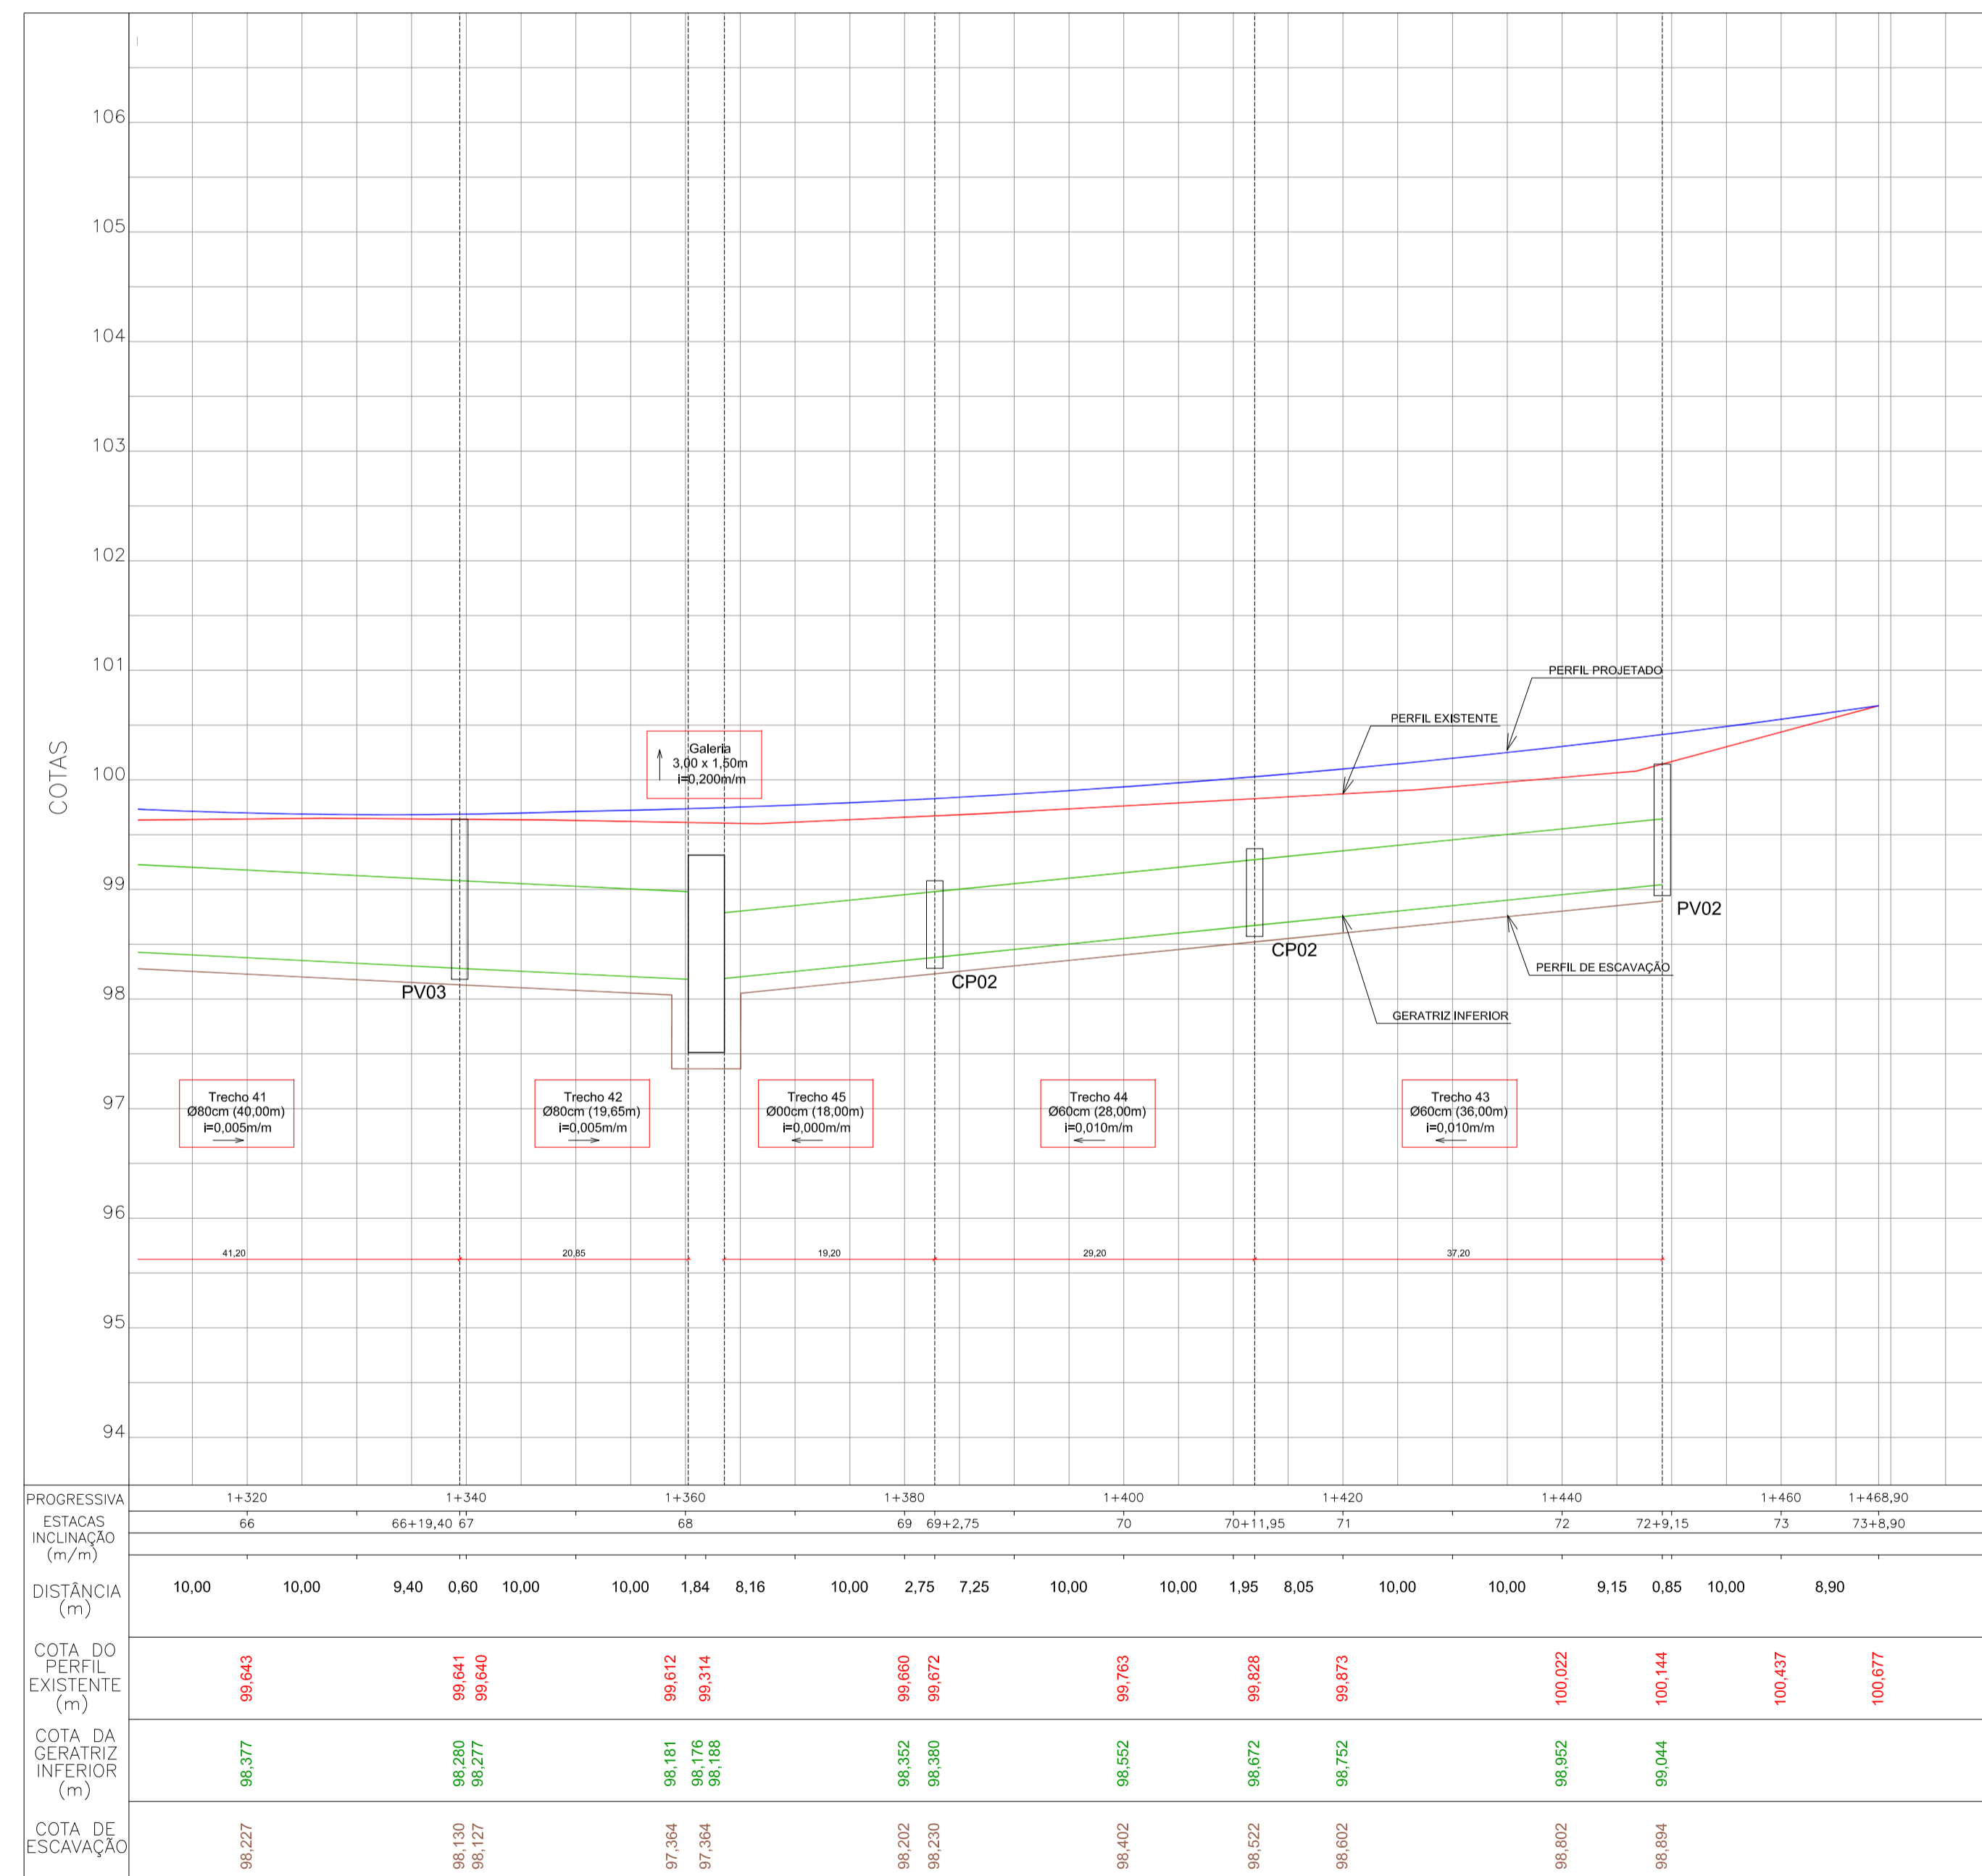


PERFIL LONGITUDINAL - Rua Martim Pescador - Articulação 06  
Escala H=1:500 / V=1:50

LEGENDA

- Rede de drenagem nova
- - - Rede de drenagem existente
- BL Boca-de-lobo no passeio
- CP Caixa de passagem
- PV Poço de visita
- Boca-de-Bueiro Tubular
- SZC01- Sarjeta trapezoidal de concreto
- Canaleta meia cana D=20cm
- Talude em grama
- CCS Caixa coletora de sarjeta

ARTICULAÇÃO

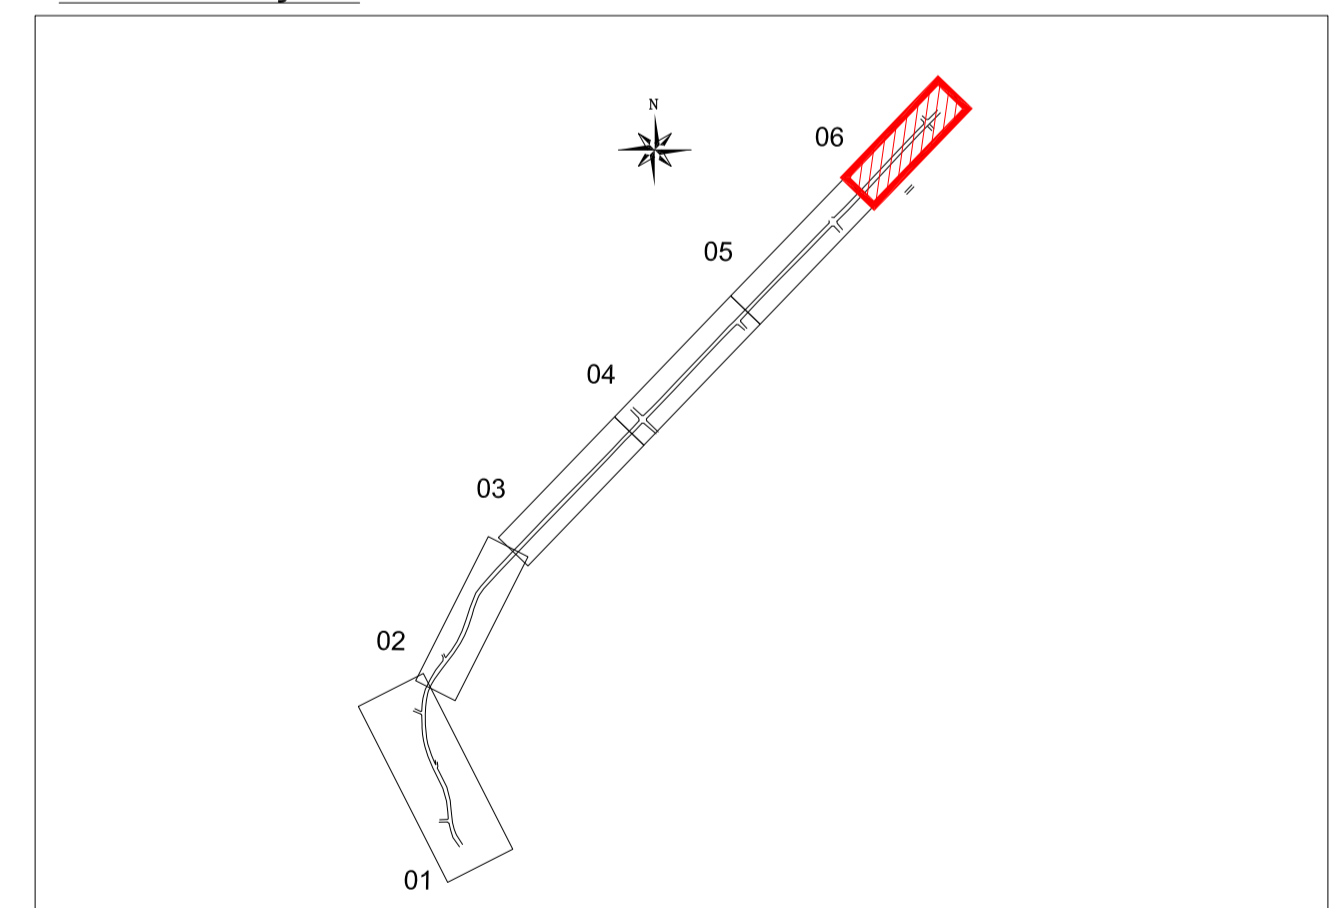

REV 03	Análise CE GIGOV/FL nº 0146/16	APAM	Fevereiro/2016
Nº	Registro de Modificações	Visto	Data
ASSOCIAÇÃO DOS MUNICÍPIOS DA REGIÃO DA FOZ DO RIO ITAJAÍ			
Programa: Pavimentação e Qualificação de Vias Urbanas			
Proprietário / Local da Obra: Prefeitura Municipal de Bombinhas - Rua Martim Pescador			
Projeto:	Projeto Drenagem Pluvial Rua Martim Pescador	Data: julho/2014	Escala: Indicada
Conteúdo:	Planta Baixa e Perfil Longitudinal - articulação 06	Desenho: APAM	Planilha:
Elaboração:		Coordenação: MRS	
Responsáveis Técnicos:			

D  
06/07